


建筑				弱电		
结构				暖通		
给排水				建筑物理		
电气						

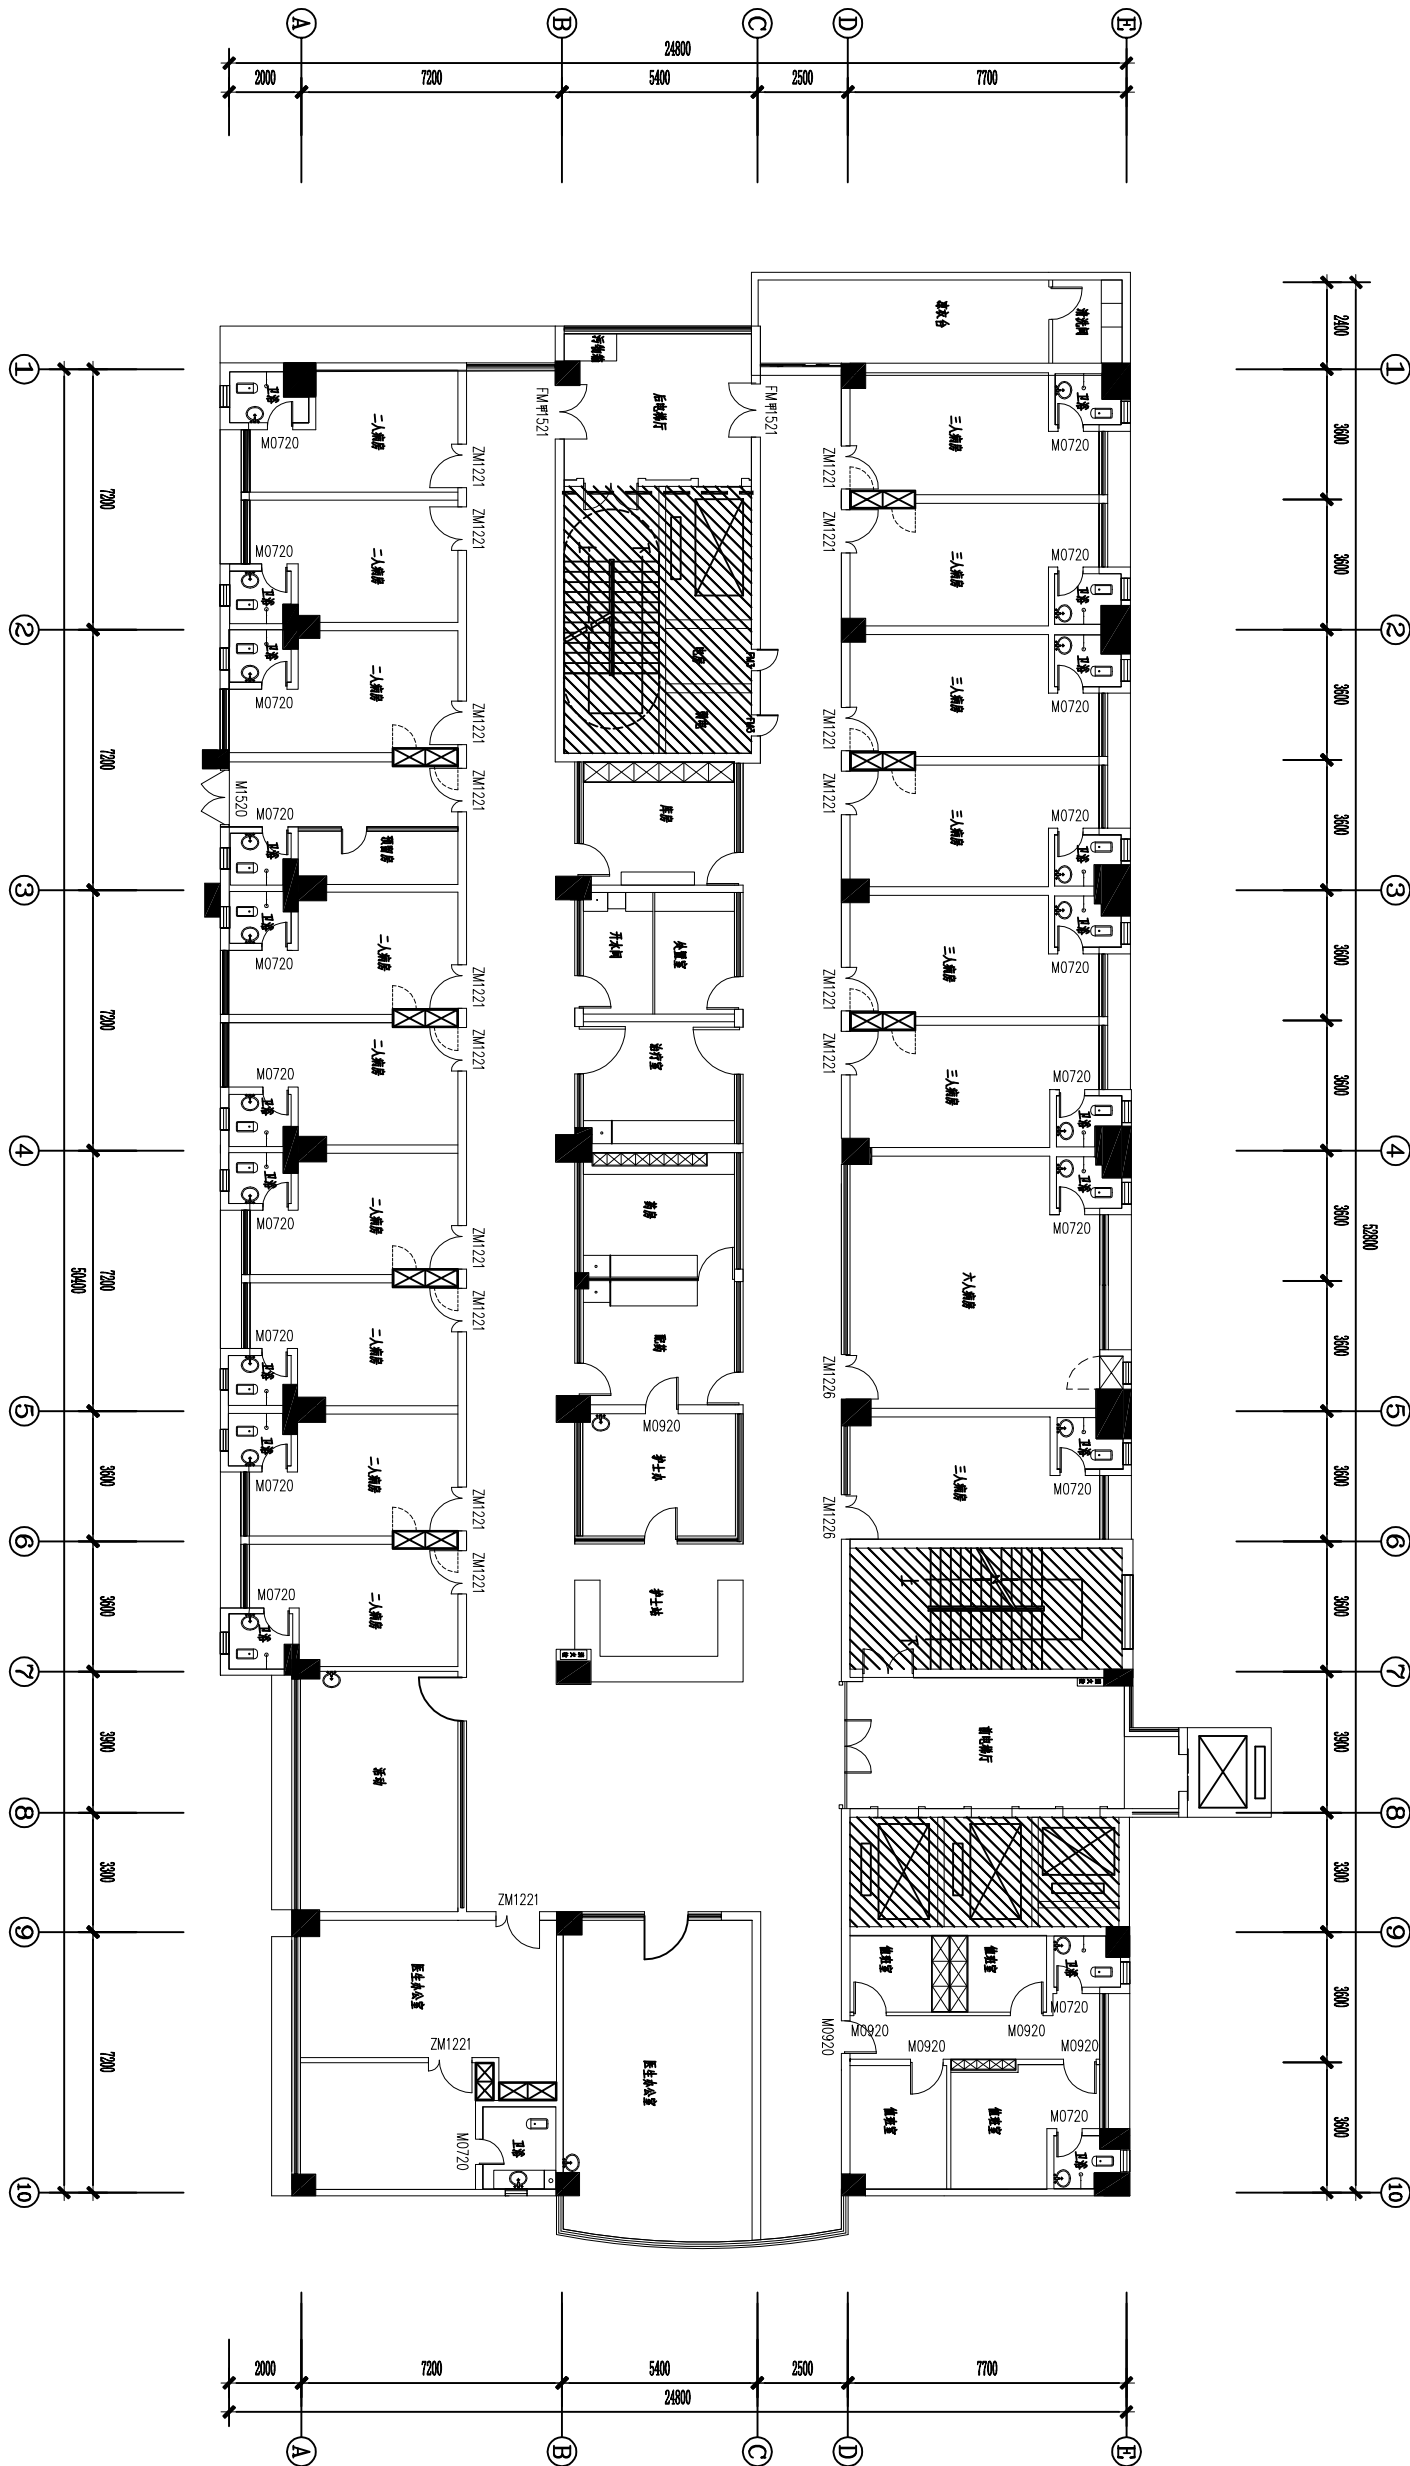

ARCHITECTURAL INFO. PLAN
 人医住院楼三楼普外科原状平面图
 SCALE 1:200

1/8梁-2980mm
 1/8墙板-3380mm

图纸说明:

1. 本图面尺寸仅供估算或放样参考, 施工时应以现场实际尺寸调整.
2. 本图纸版权属于本公司, 未经授权不得翻印.


审定 Approved by	校对 Checked by	工程名称 Project Title	工程名称
审核 Examined by	设计 Designed by	图纸名称 Dwg Title	图名
工程负责 Project by	制图 Drawn by		

日期 Date	2014.08	比例 Scale	1:40 (A2)
图纸编号 Dwg No.	1FF-1	版本 Ver.	1
张数 Project No.	000	版本号 Ver No.	

建筑				弱电		
结构				暖通		
给排水				建筑物理		
电气						

说明：
拆门后，加高门洞至2100mm高，所有门洞加钢筋混凝土门梁，
门梁截面尺寸：180*200，长度：门洞宽度+250mm(两边)，
混凝土为C25，配筋：4Φ8mm通长，箍筋6Φ8@200，0.8w/条

类型	材料编号	洞口尺寸(mm)	数量	材质	备注
M0720	700X2000	21	6	铝合金	
M0920	900X2000	1	1	木门	
M1520	1500X2000	1	1	木门	
FM1521	1500X2100	2	2	甲级防火门	
ZM1221	1200X2100	18	18	木门	
ZM1226	1200X2800	2	2	木门	

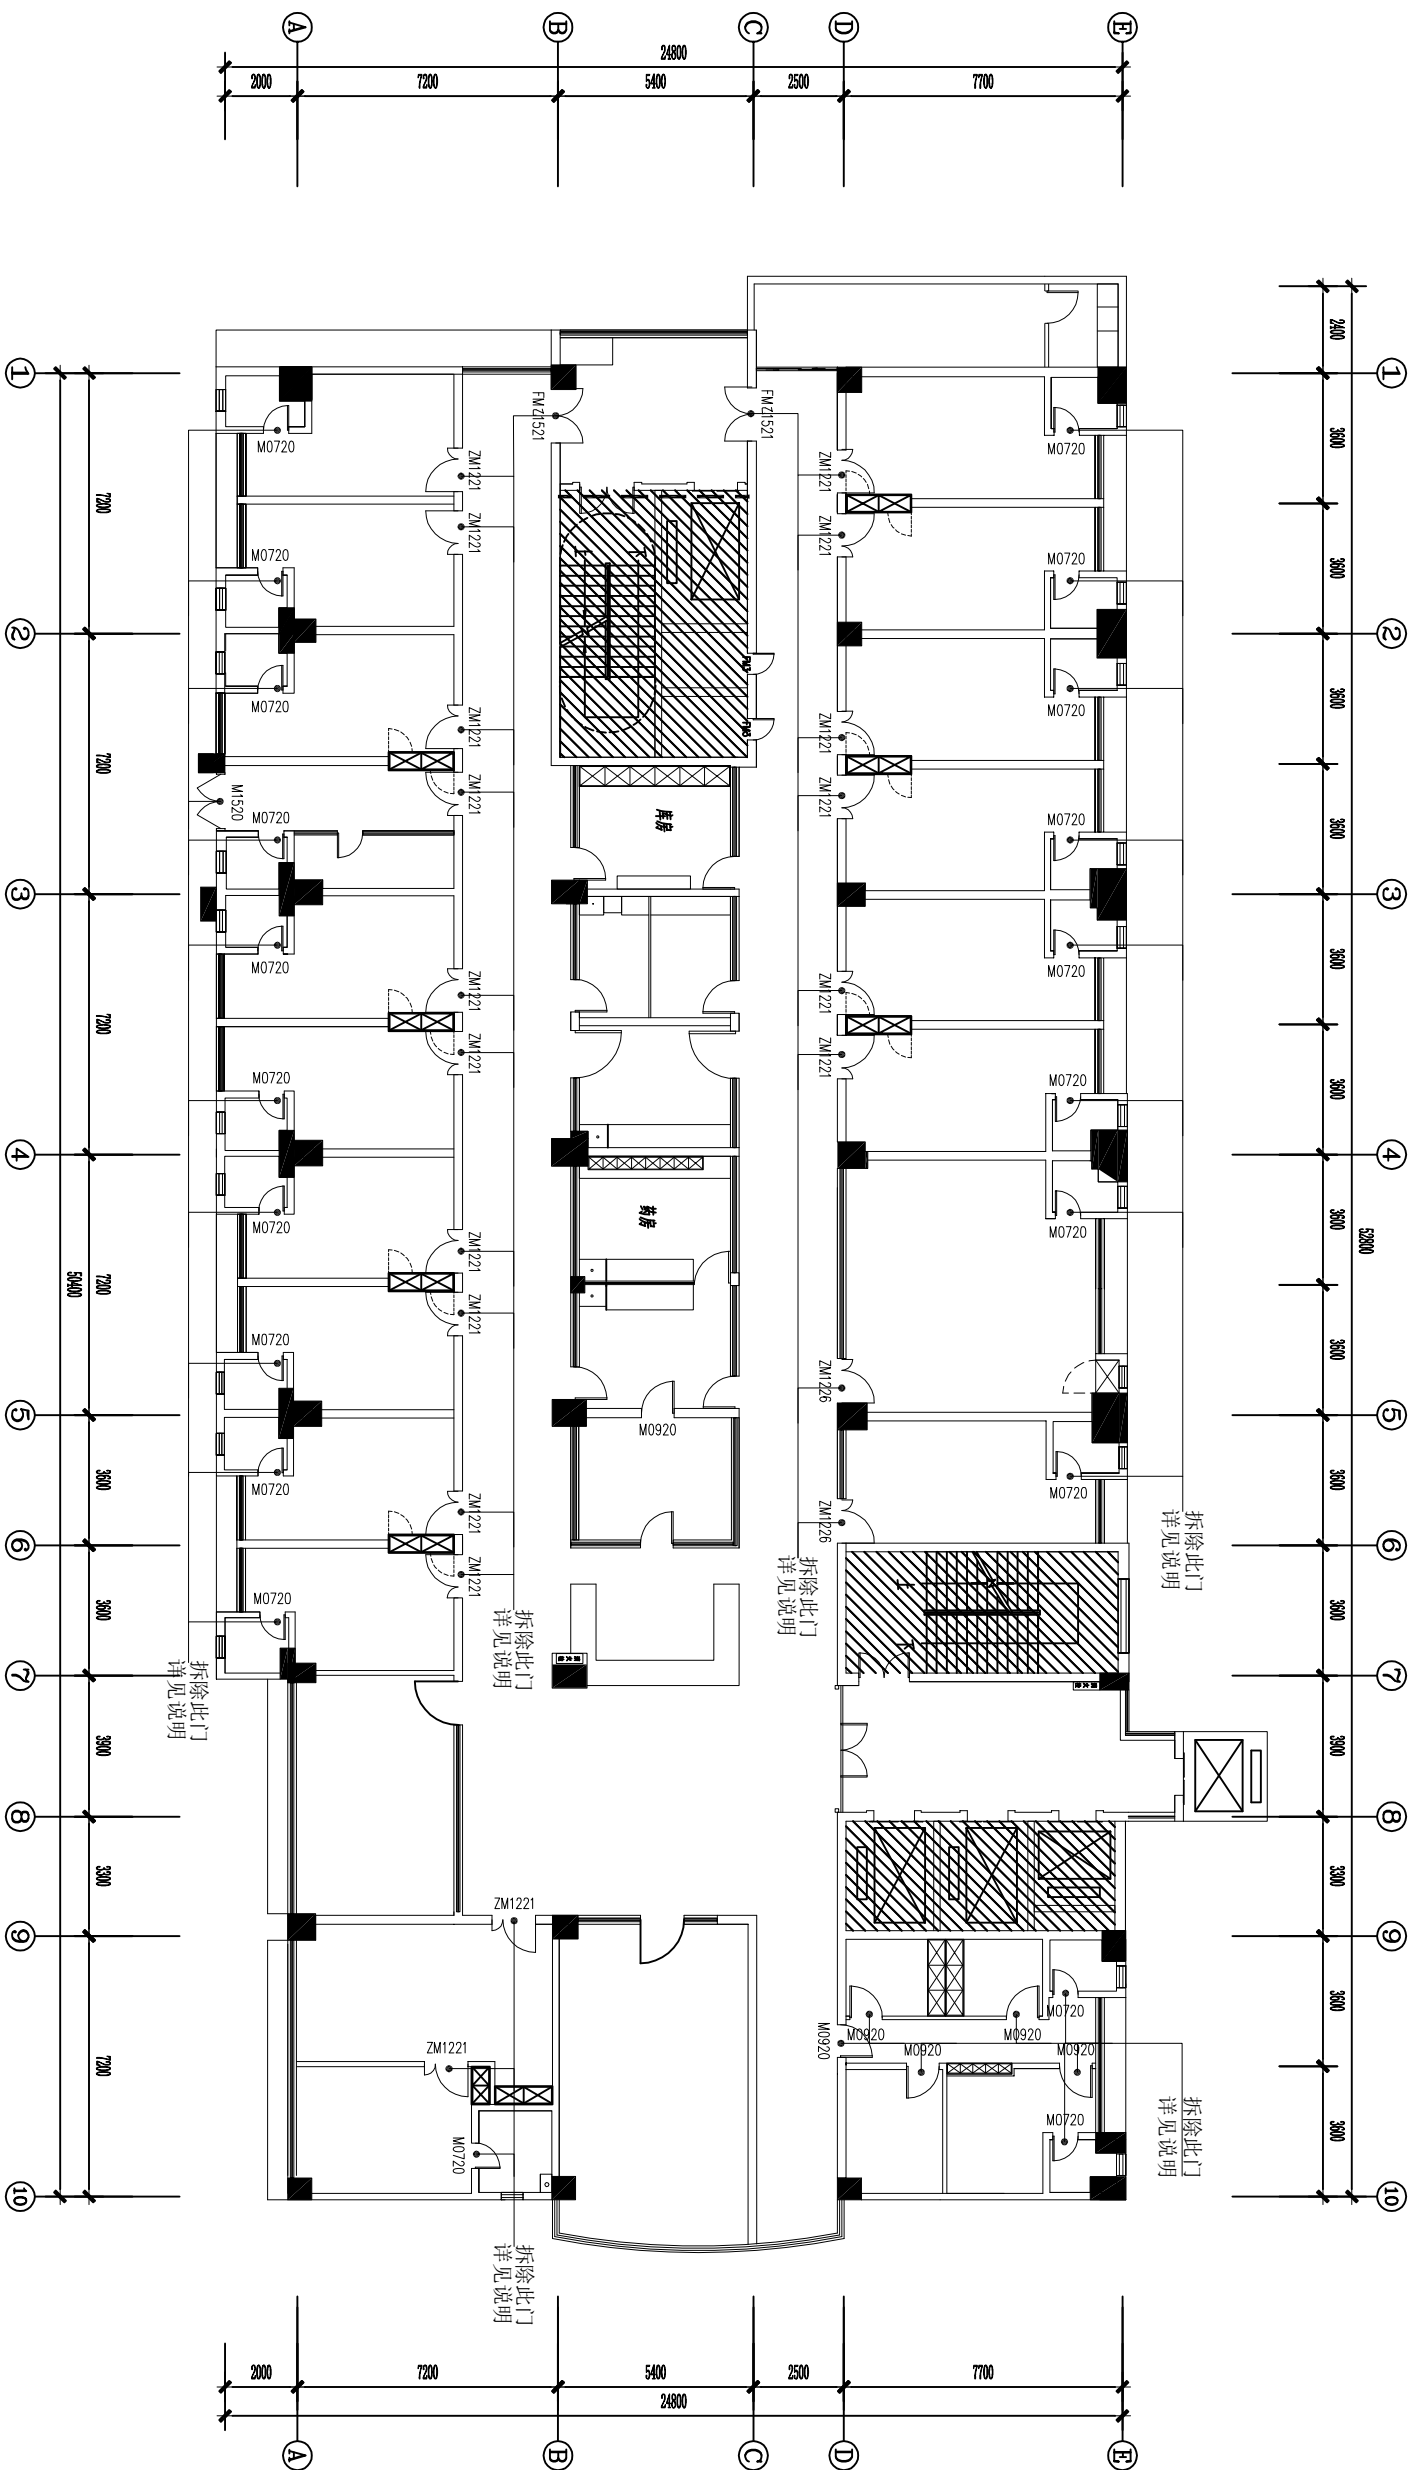


ARCHITECTURAL INFO. PLAN
人医住院楼三楼普外科拆门平面图
SCALE 1:200

h梁:2980mm
H梁板:3380mm

图纸说明：
1. 本图尺寸仅供估算或放样参考，施工时应以现场实际尺寸调整。
2. 本图版权属于本公司，未经授权不得翻印。

审定 Approved by	校对 Checked by	工程名称 Project Title	日期 Date	比例 Scale
审核 Examined by	设计 Designed by	工程名称 Project Title	2014.08	1:40 (A2)
工程负责 Project by	制图 Drawn by	图名 Project Title	图纸编号 Dwg. No.	版本号 Ver. No.
			1FF-1	
			张数 Project No.	000

建筑				弱电			
结构				暖通			
给排水				建筑物理			
电气							

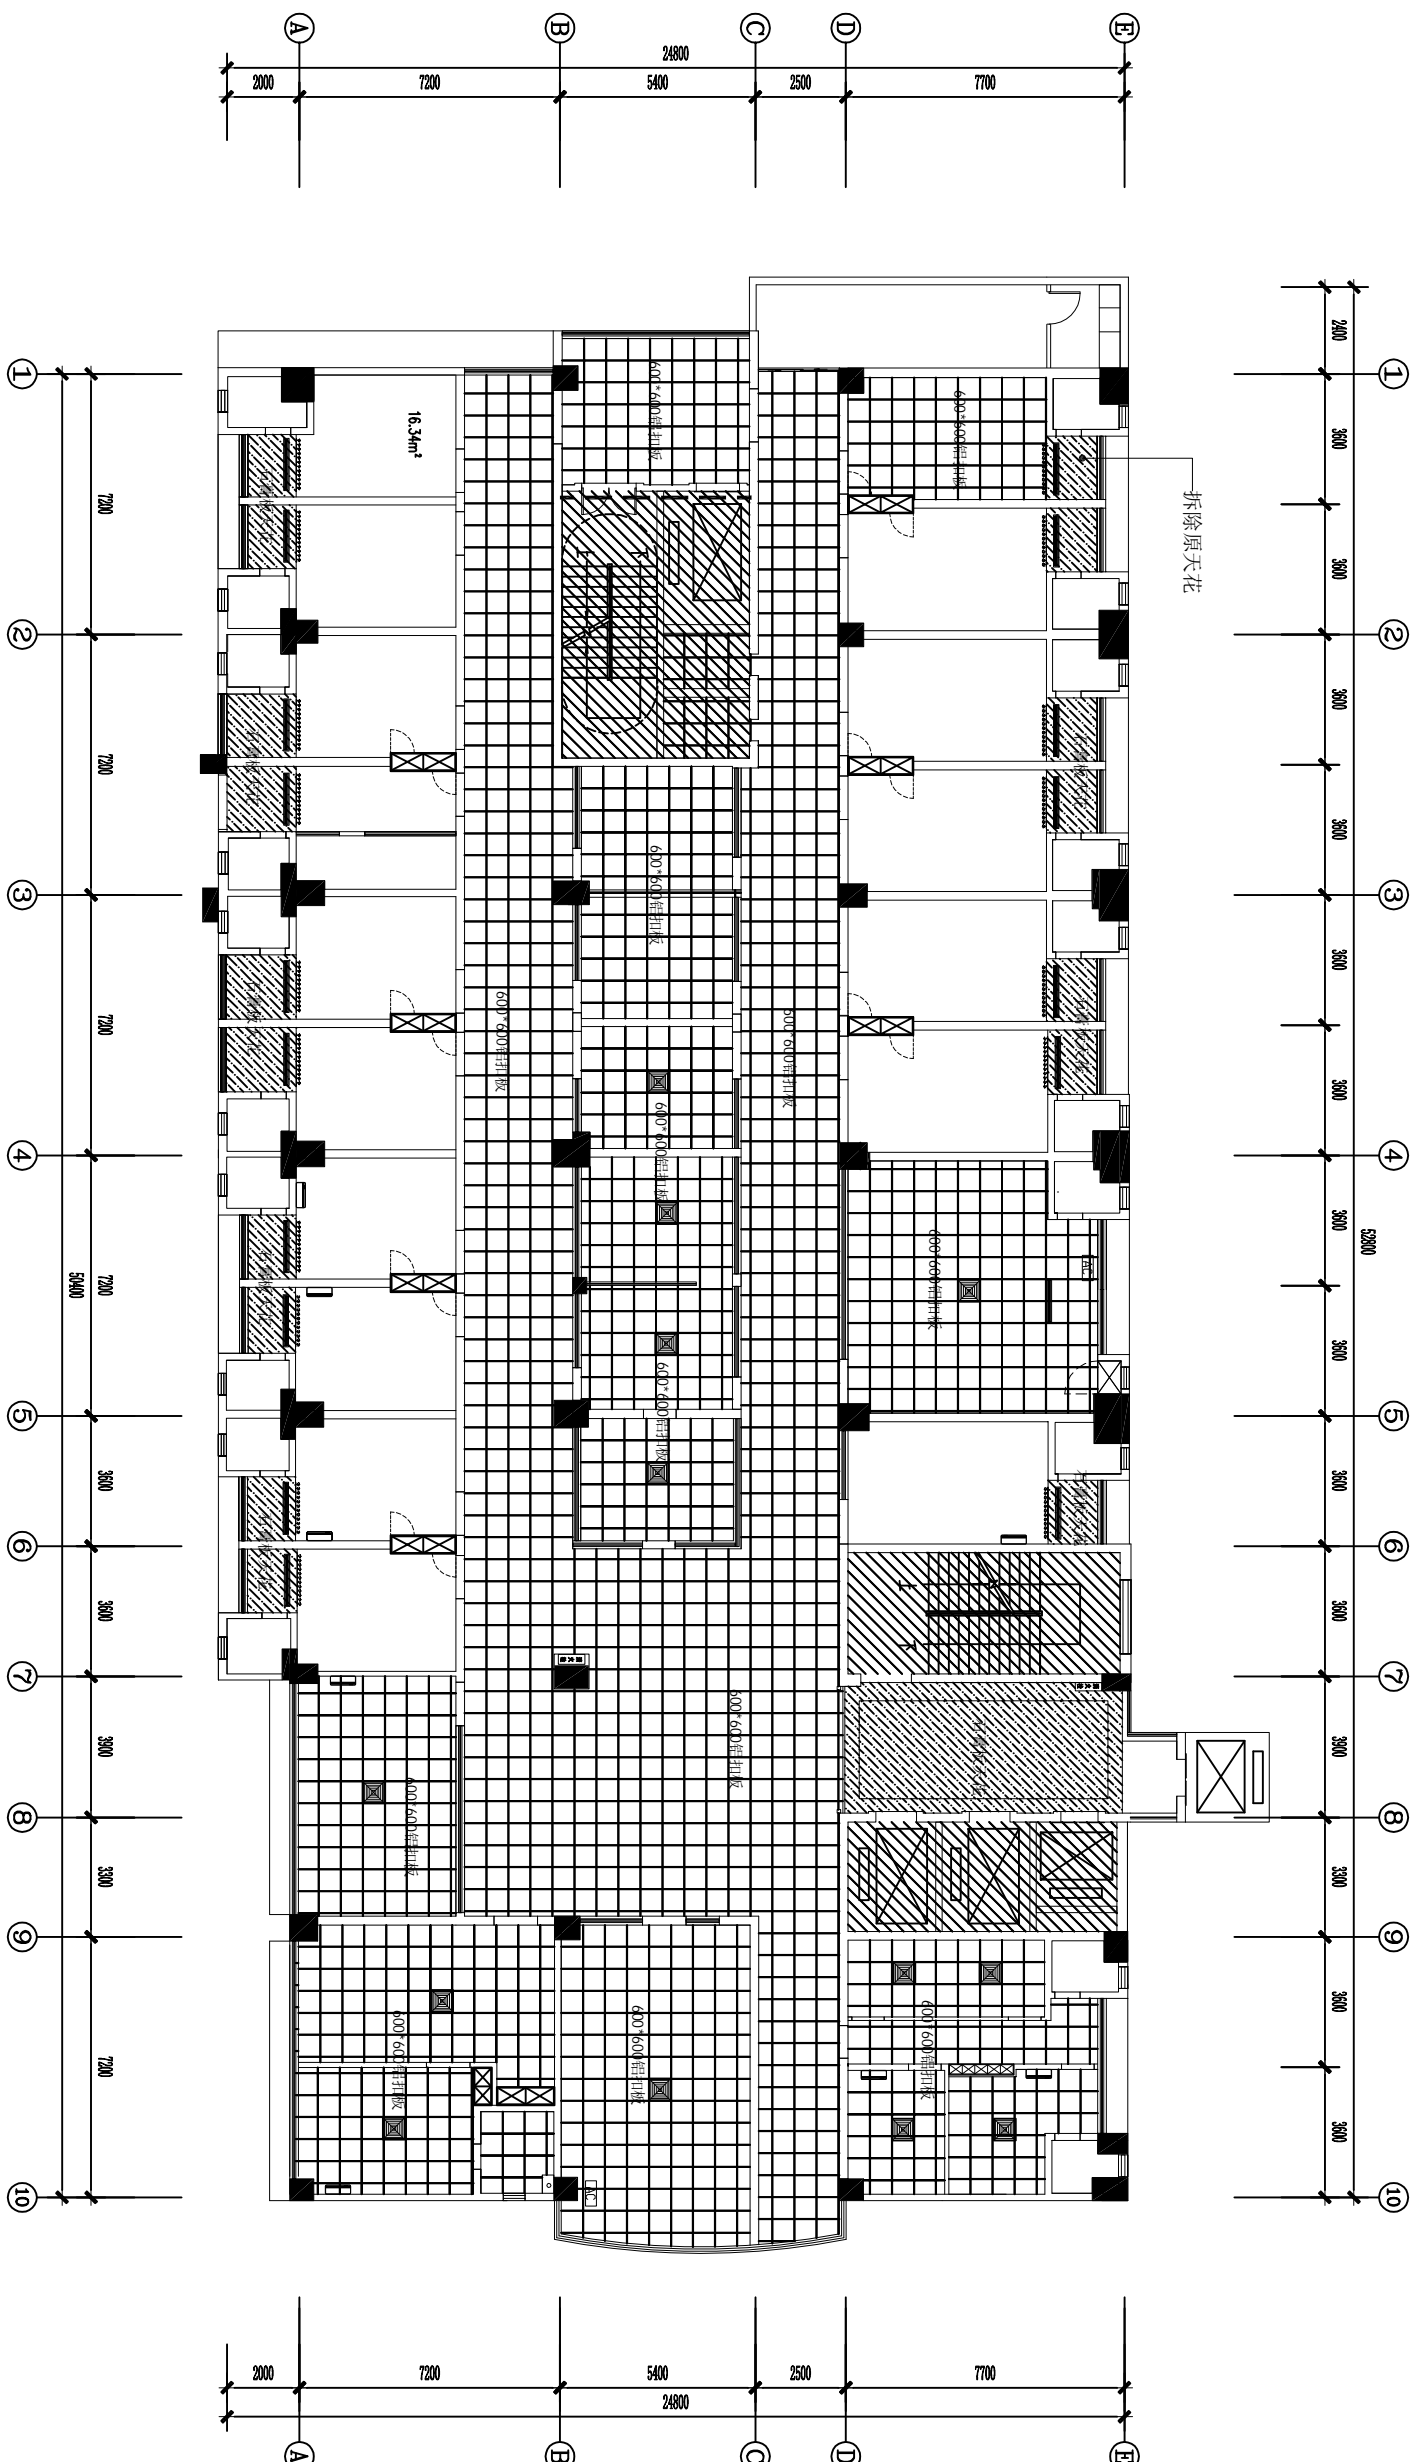

ARCHITECTURAL INFO. PLAN
 人医住院楼三楼普外科拆除原天花平面图 SCALE 1:200

1:原-20980mm
 H:楼板-3380mm

图纸说明:
 1. 本图尺寸仅供估算或放样参考, 施工时应以现场实际尺寸调整。
 2. 本图版权属于本公司, 未经授权不得翻印。

审定 Approved by
 审核 Examined by
 工程负责 Project by

校对 Checked by
 设计 Design by
 制图 Drawn by


工程名称 Project Title
 图纸名称 Dwg Title

工程名称
 图名

日期 Date 2014.08
 图纸编号 Dwg No. 1FF-1
 张数 Project No. 000
 比例 Scale 1:40 (A2)
 版本号 Ver No.

建筑				弱电		
结构				暖通		
给排水				建筑物理		
电气						

- 说明:
1. 地面到梁位高度为2980mm, 地面到楼板高度为3380mm;
 2. 铲除原房间墙身ICI后, 批耐水性腻子三遍, 油三遍防潮防腐白色无机涂料(一底二面);
 3. 拆除原房间内12公分明装抛光砖地脚线, 安装新陶瓷地脚线(高100mm);
 4. 拆除前须对成品地面进行保护;
 5. 拆除废料清运干净;

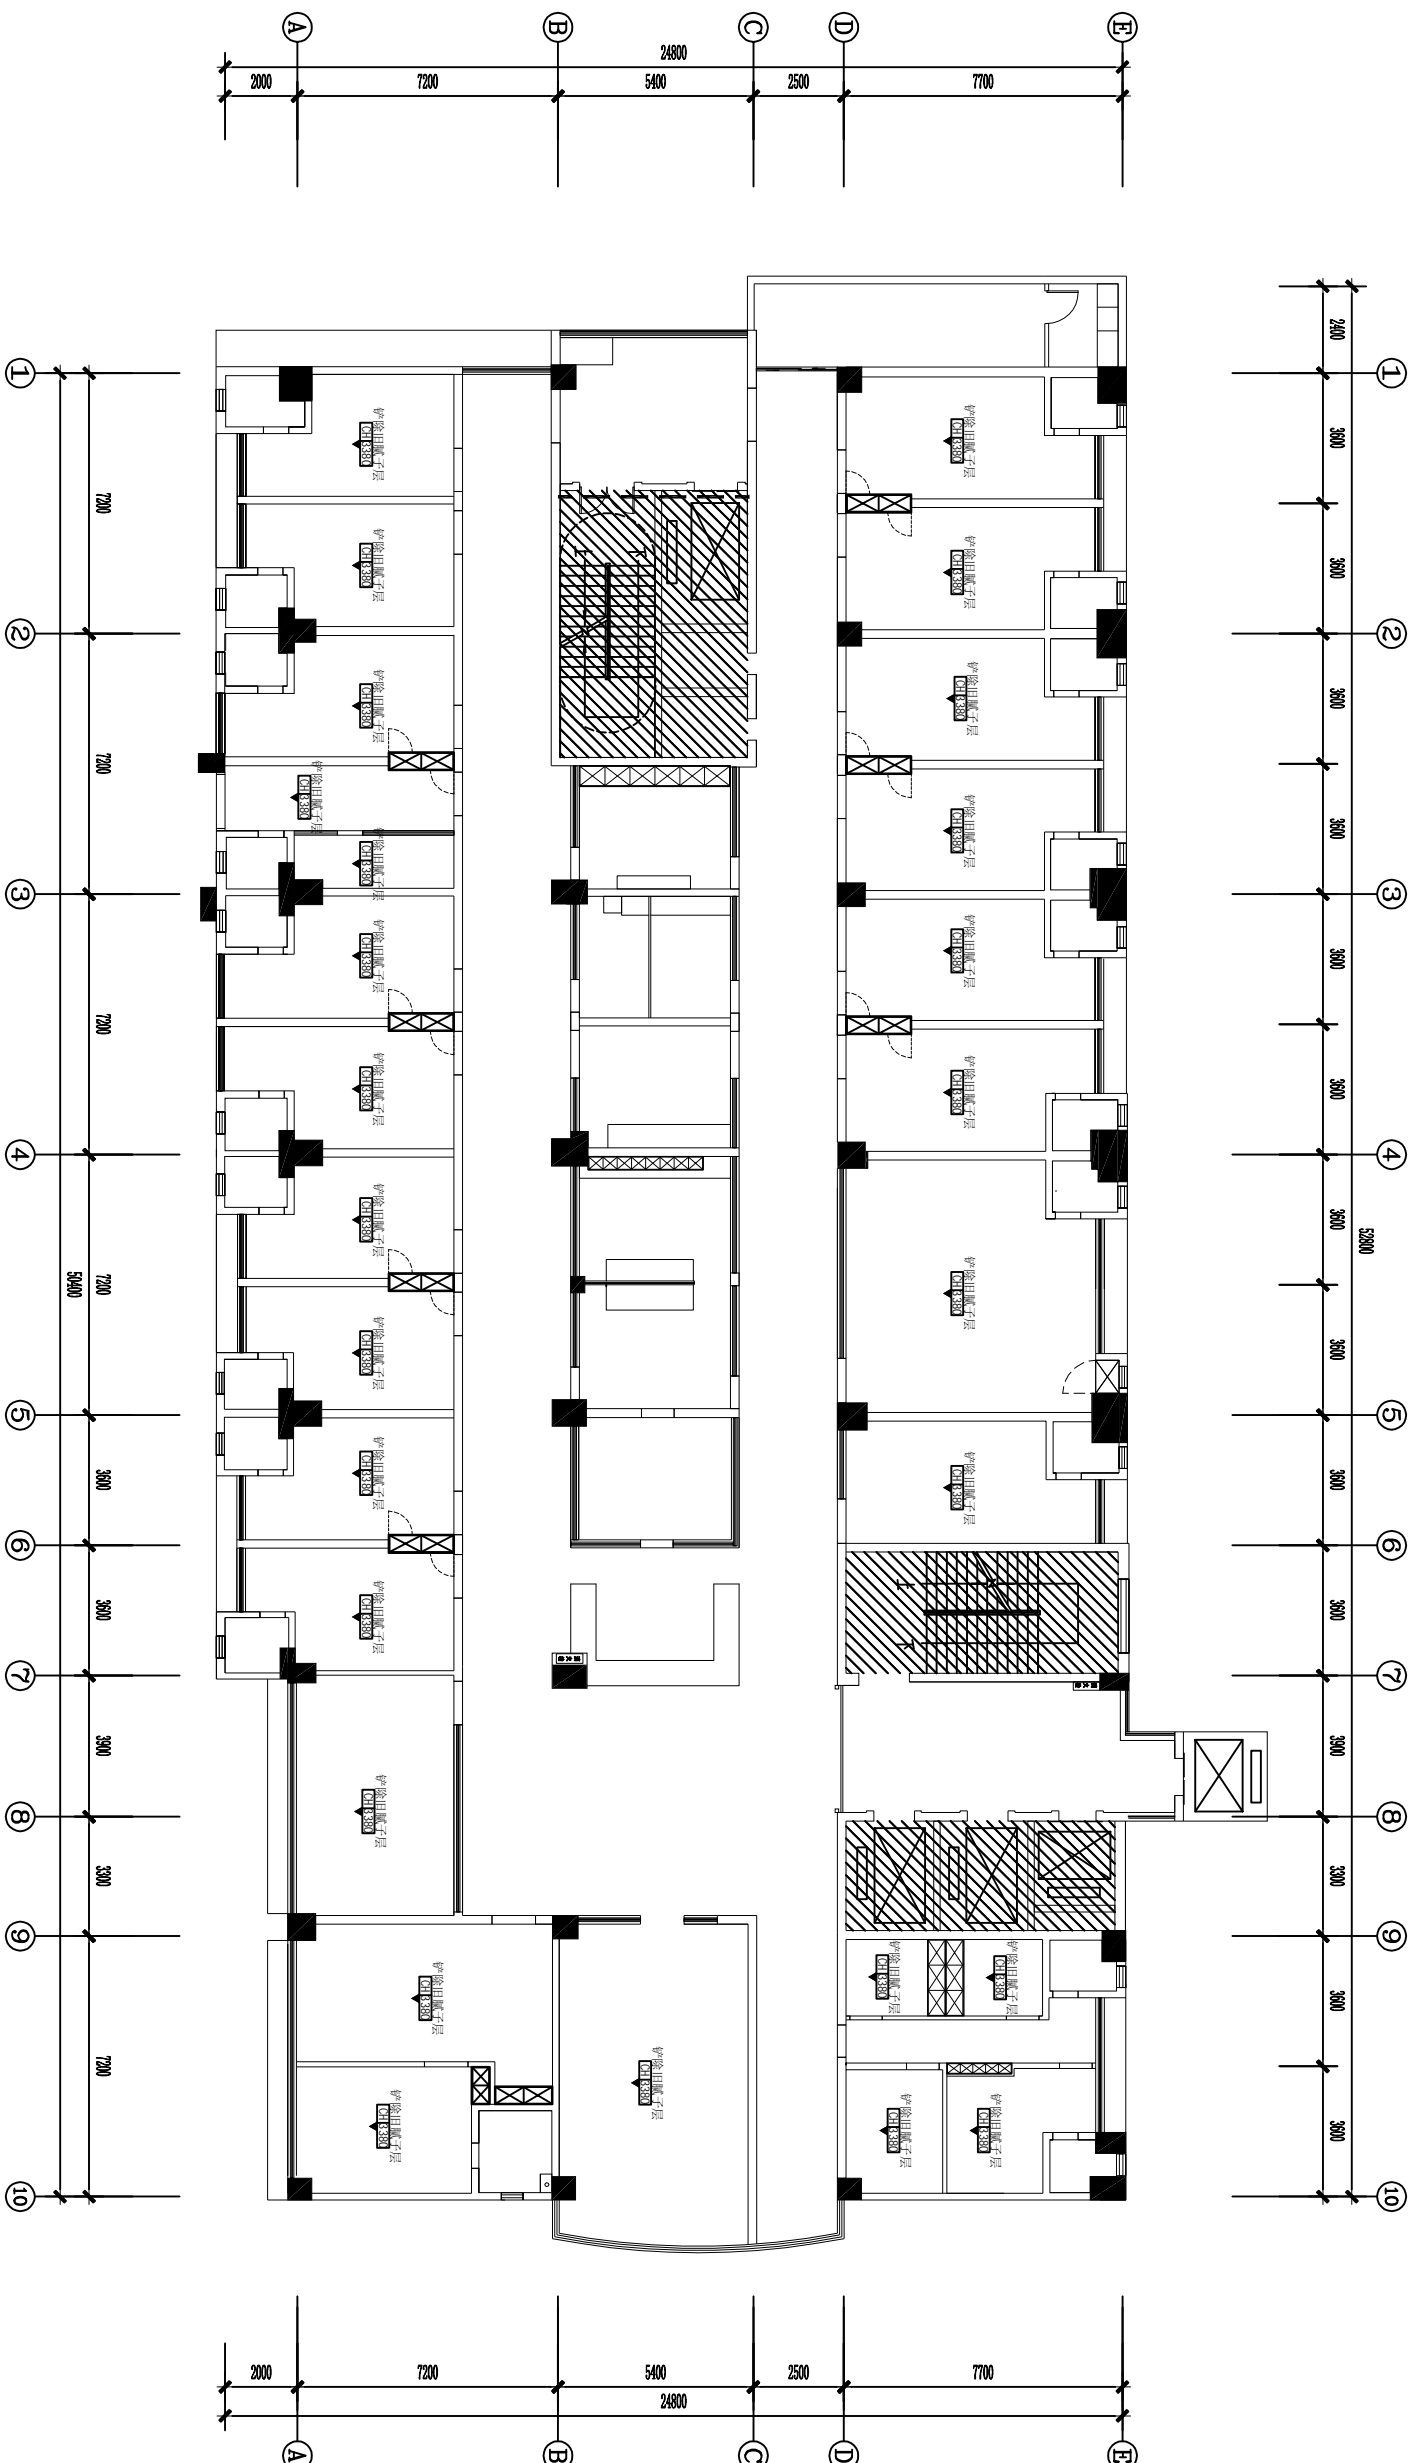

ARCHITECTURAL INFO. PLAN

人医住院楼三楼普外科房间墙面修缮平面图

SCALE 1:200


h梁=2980mm
H楼板=3380mm

图说说明:	审定	校对	工程名称	日期	比例
	审核	设计	Project Title	2014.08	1:40 (A2)
1. 本图尺寸仅供估算或放样参考, 施工时应以现场实际尺寸调整。 2. 本图版权属于本公司, 未经授权不得翻印。	工程负责	制图	图名	图纸编号	版本
	Project by	Drawn by	Dwg Title	Dwg No.	Ver No.
				张数	
				000	

图例:

拆除墙面: 2.6m
半墙: 0.9米

说明: 拆除墙面原有瓷砖面层、结合层及抹灰层。

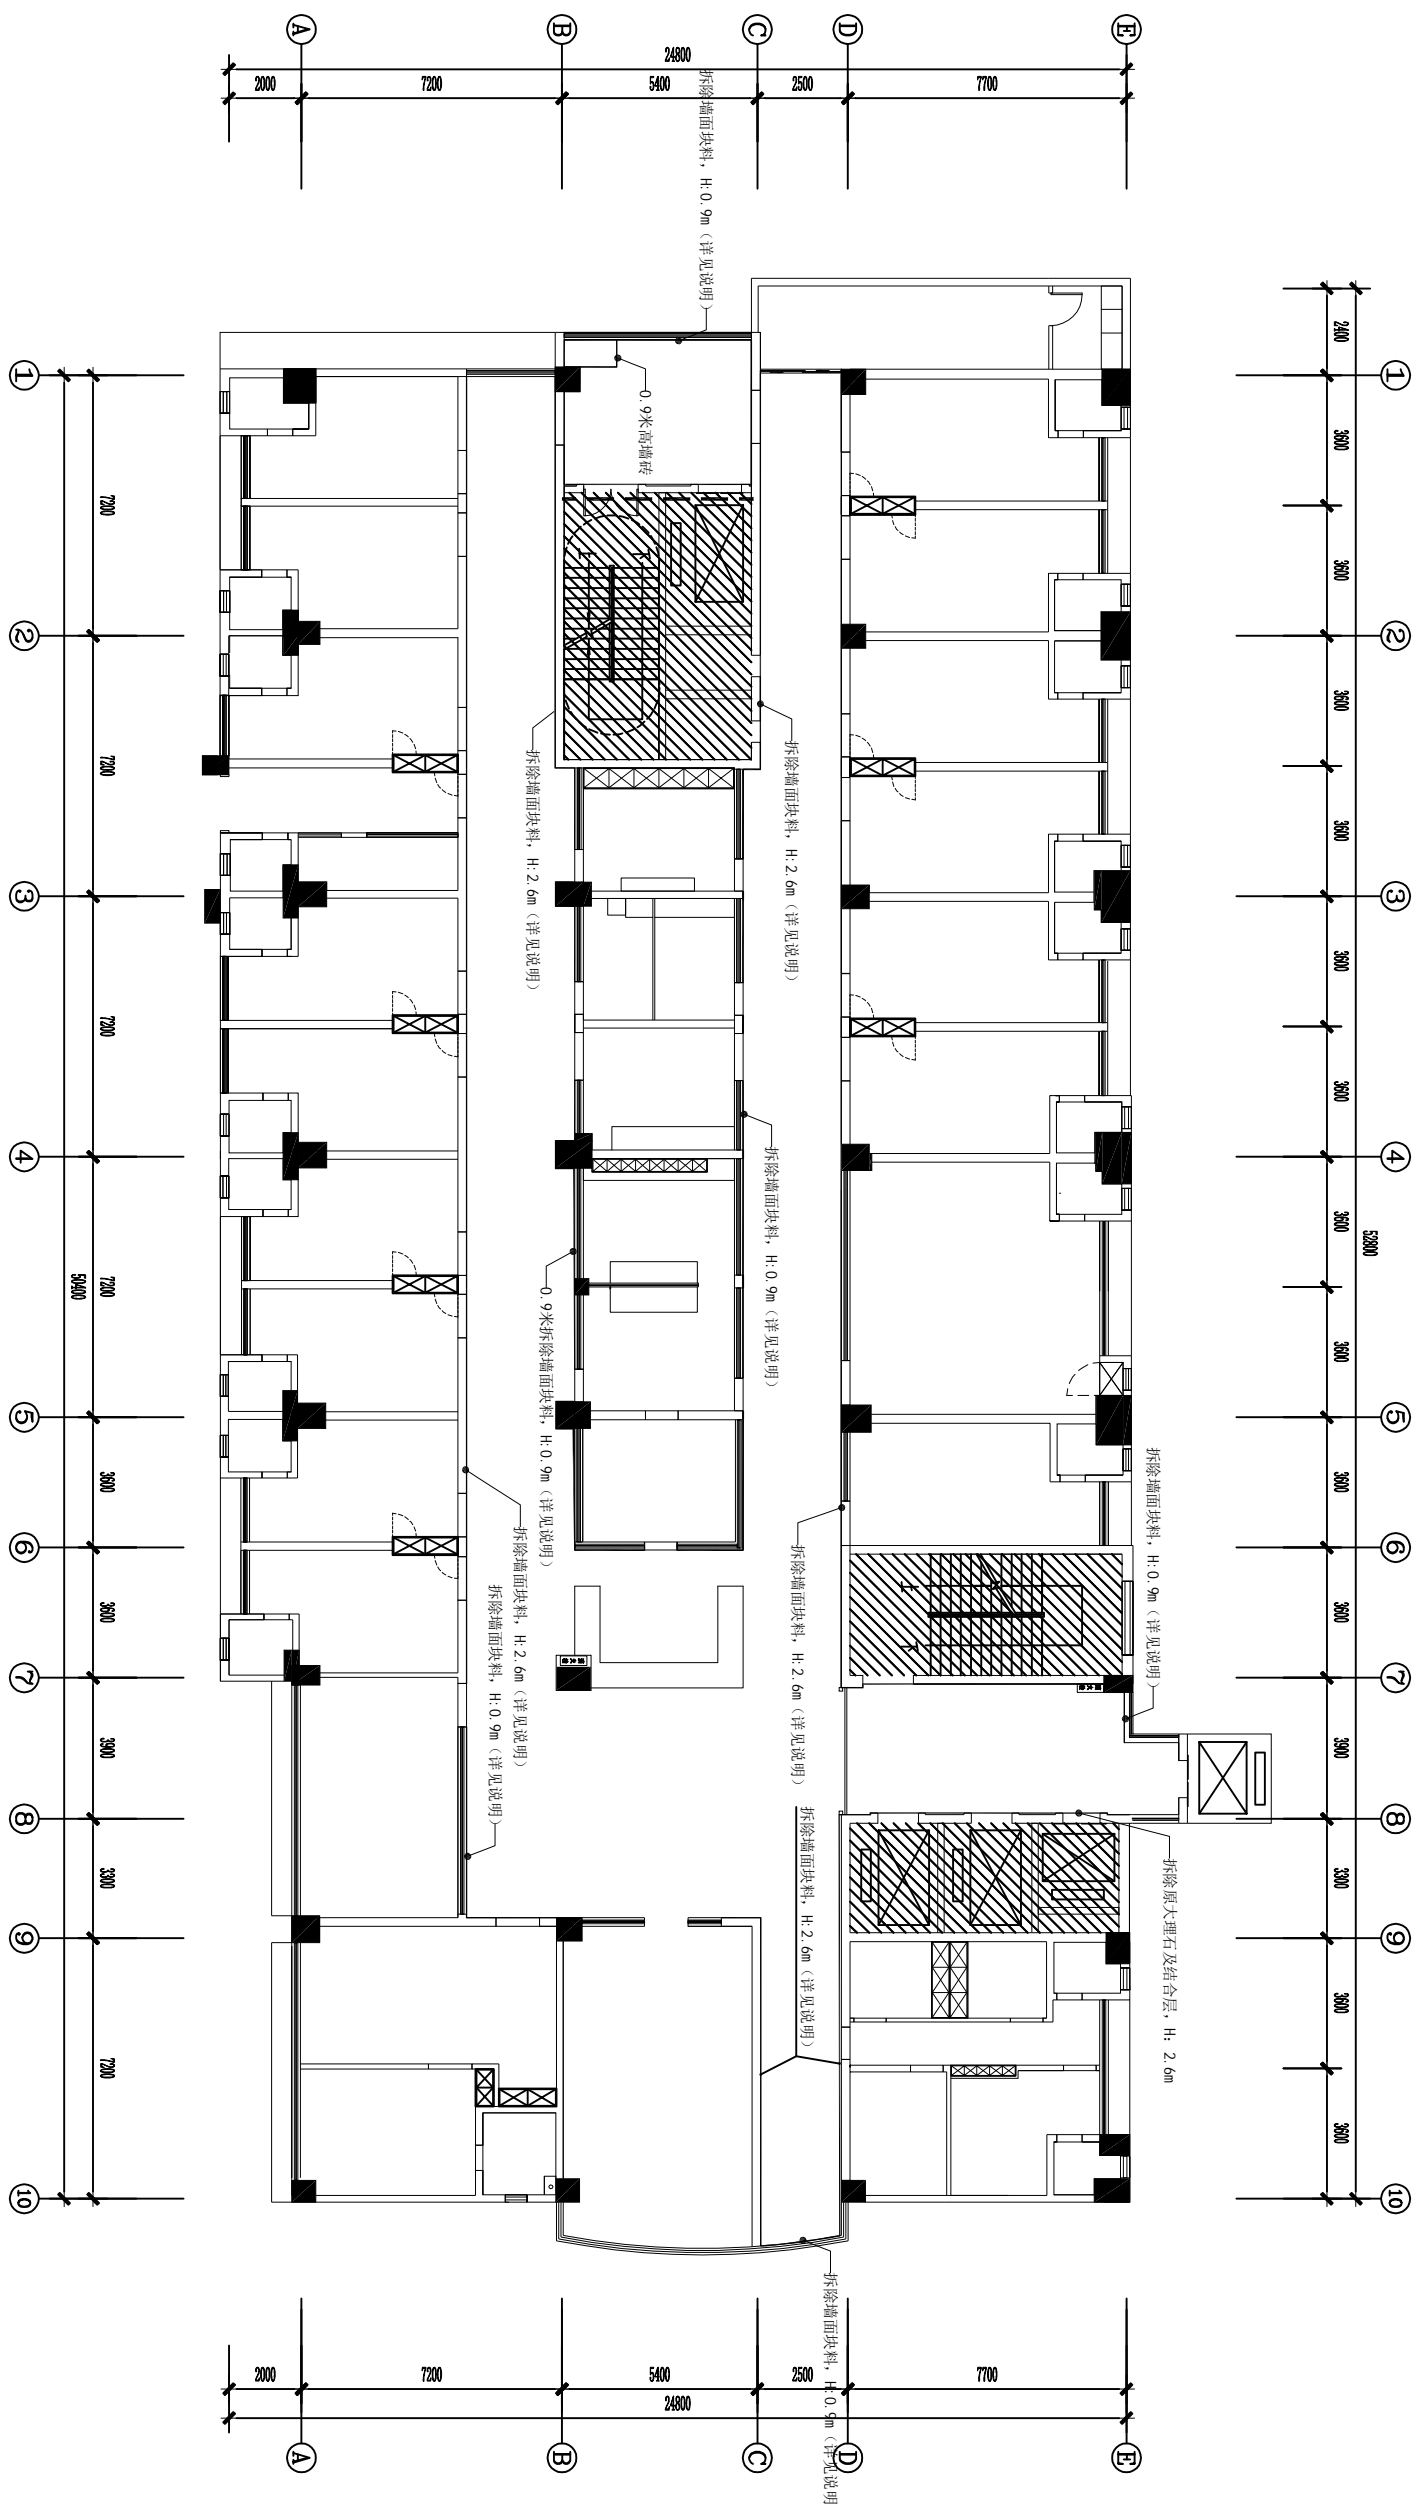

建筑				弱电		
结构				暖通		
给排水				建筑物理		
电气						

ARCHITECTURAL INFO PLAN

人医住院楼三楼普外科拆除原墙面砖/石平面图 SCALE 1: 200


1号-2980mm
H轴板-3380mm

图纸说明:

1. 本图面尺寸仅供估算或放样参考, 施工时应以现场实际尺寸调整。
2. 本图纸张版权属于本公司, 未经授权不得翻印。

审定 Approved by	校对 Checked by	工程名称 Project Title	日期 Date
审核 Examined by	设计 Designed by	工程名称 Project Title	2014. 08
工程负责 Project by	制图 Drawn by	图名 Title	比例 Scale
		人医住院楼三楼普外科拆除原墙面砖/石平面图	1: 40 (A2)
		图号 Project No.	图纸编号 Dwg No.
		000	1FF-1
			版本号 Ver No.

建筑					弱电			
结构					暖通			
给排水					建筑物理			
电气								

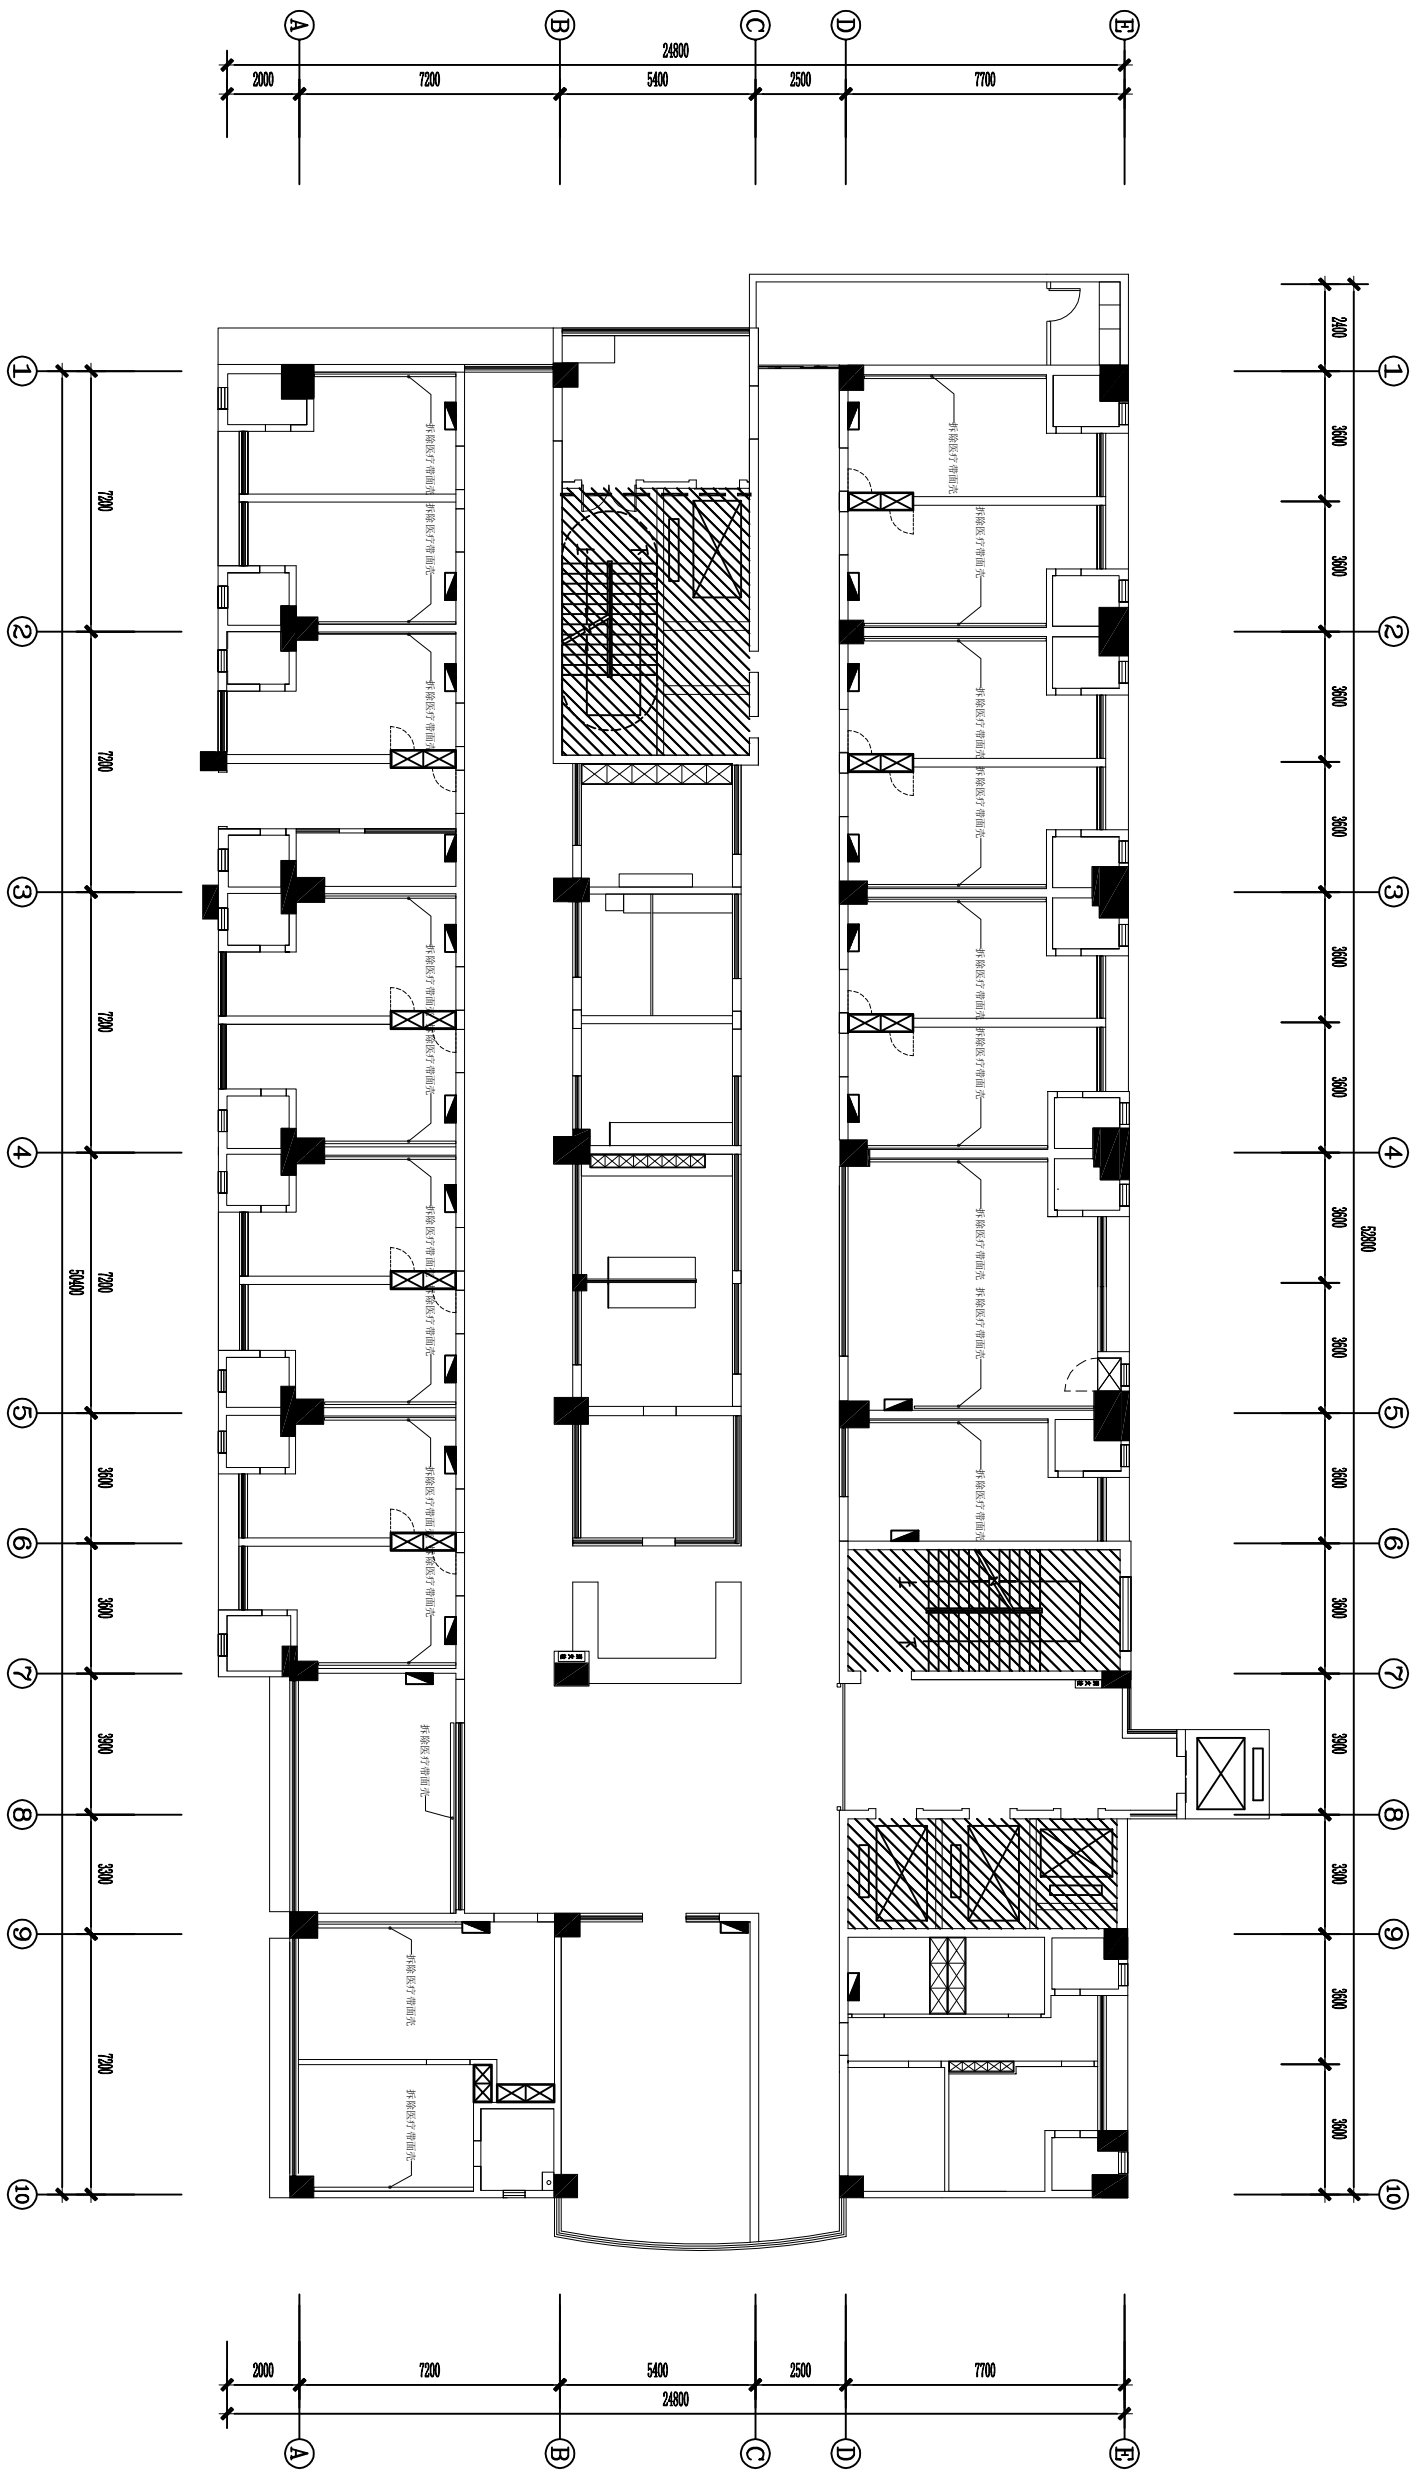

ARCHITECTURAL INFO. PLAN

入医院楼三楼普外科拆除原状拆除医疗带面壳顶面图：200

1:梁=2980mm
H:梁底=3380mm

- 图纸说明:
1. 本图尺寸仅供估算或放样参考, 施工时应以现场实际尺寸调整.
 2. 本图版权属于本公司, 未经授权不得翻印.

审定
Approved by
审核
Examined by
工程负责
Project by


校对
Checked by
设计
Designed by
制图
Drawn by

工程名称
Project Title
图纸名称
Dwg Title

工程名称
图名

日期
Date
2014.08
图纸编号
Dwg. No.
11FF-1
张数
Project No.
000
比例
Scale
1:40 (A2)
版本号
Ver. No.
1

建筑				弱电			
结构				暖通			
给排水				建筑物理			
电气							

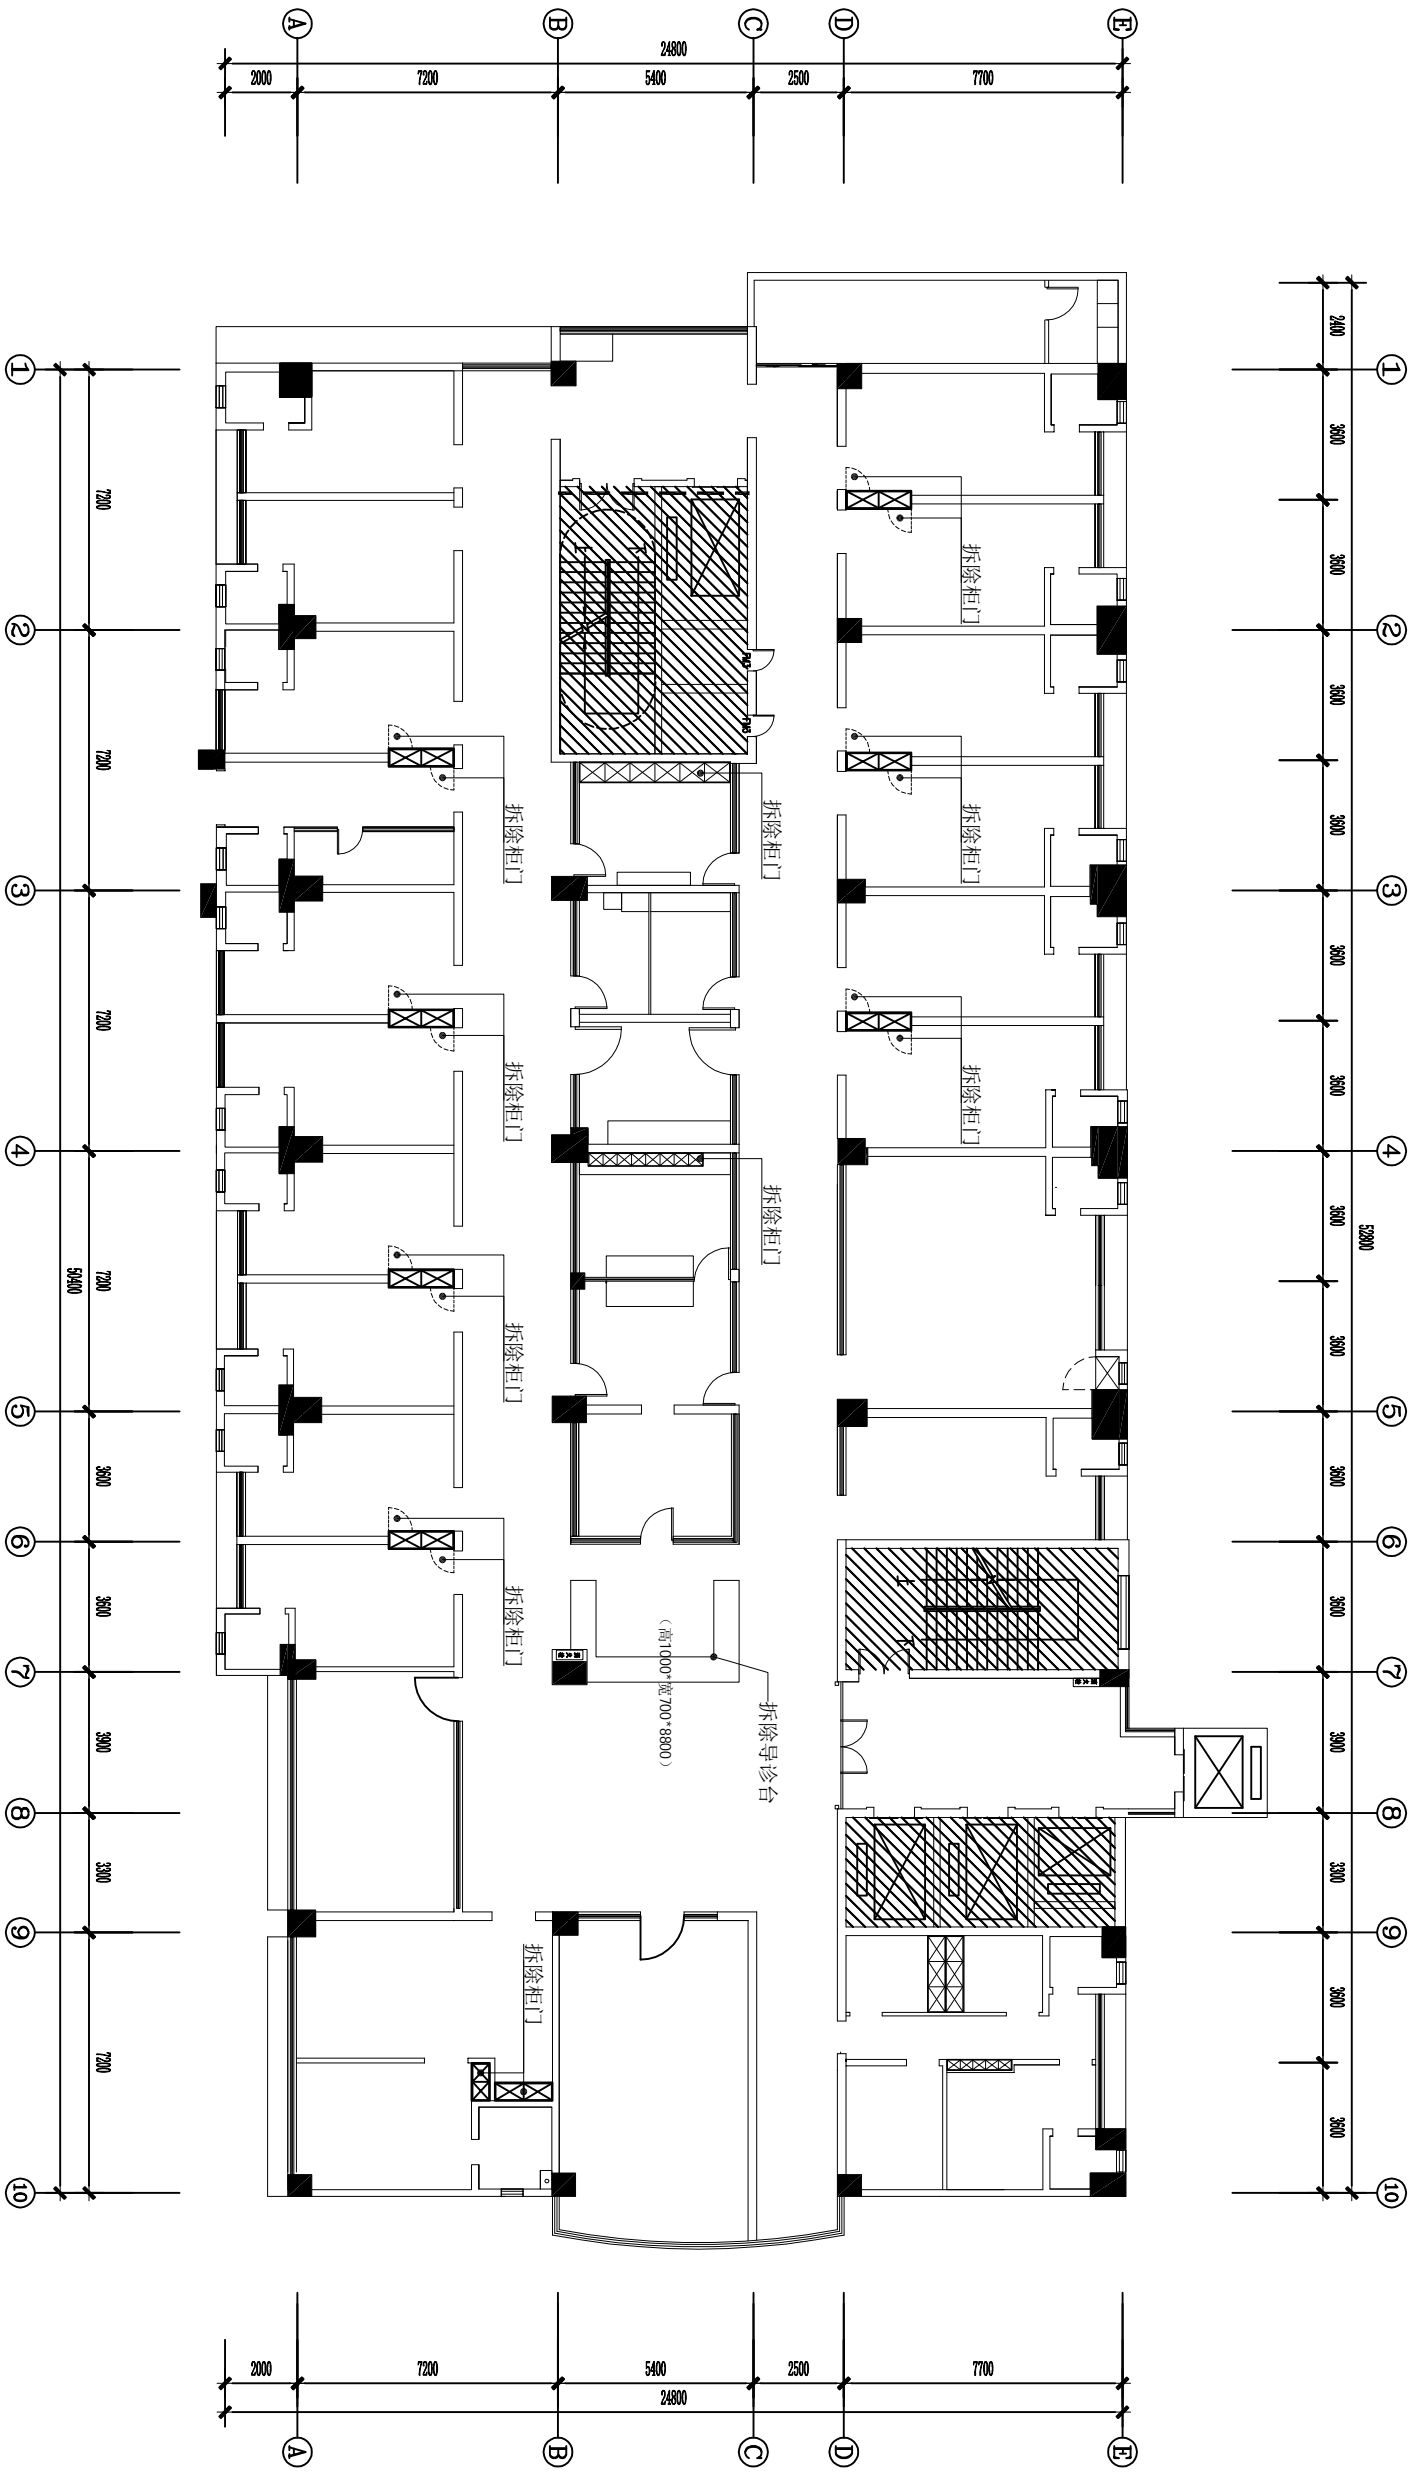


ARCHITECTURAL INFO. PLAN
 人医住院楼三楼普外科更换柜门平面图
 SCALE 1: 200

h梁=2980mm
 H楼板=3380mm

图纸说明:
 1. 本图尺寸仅供估算或放样参考, 施工时应以现场实际尺寸调整。
 2. 本图版权属于本公司, 未经授权不得翻印。

审定 Approved by	校对 Checked by	工程名称 Project Title	日期 Date
审核 Examined by	设计 Designed by	工程名称 Project Title	2014. 08
工程负责 Project by	制图 Drawn by	图名 Project Title	比例 Scale
		图名 Project Title	1:40 (A2)
		图名 Project Title	1FF-1
		图名 Project Title	版本号 Ver No.
		图名 Project Title	000

- 拆除说明：1. 拆除原卫生间地砖及找平层，架空层，拆除蹲厕。
2. 拆除洗手盆及配套管道，拆除冷热龙头及配套管道，拆除304不锈钢扶手，拆除晾衣杆。
3. 拆除墙面块料面层及水泥砂浆抹灰层。

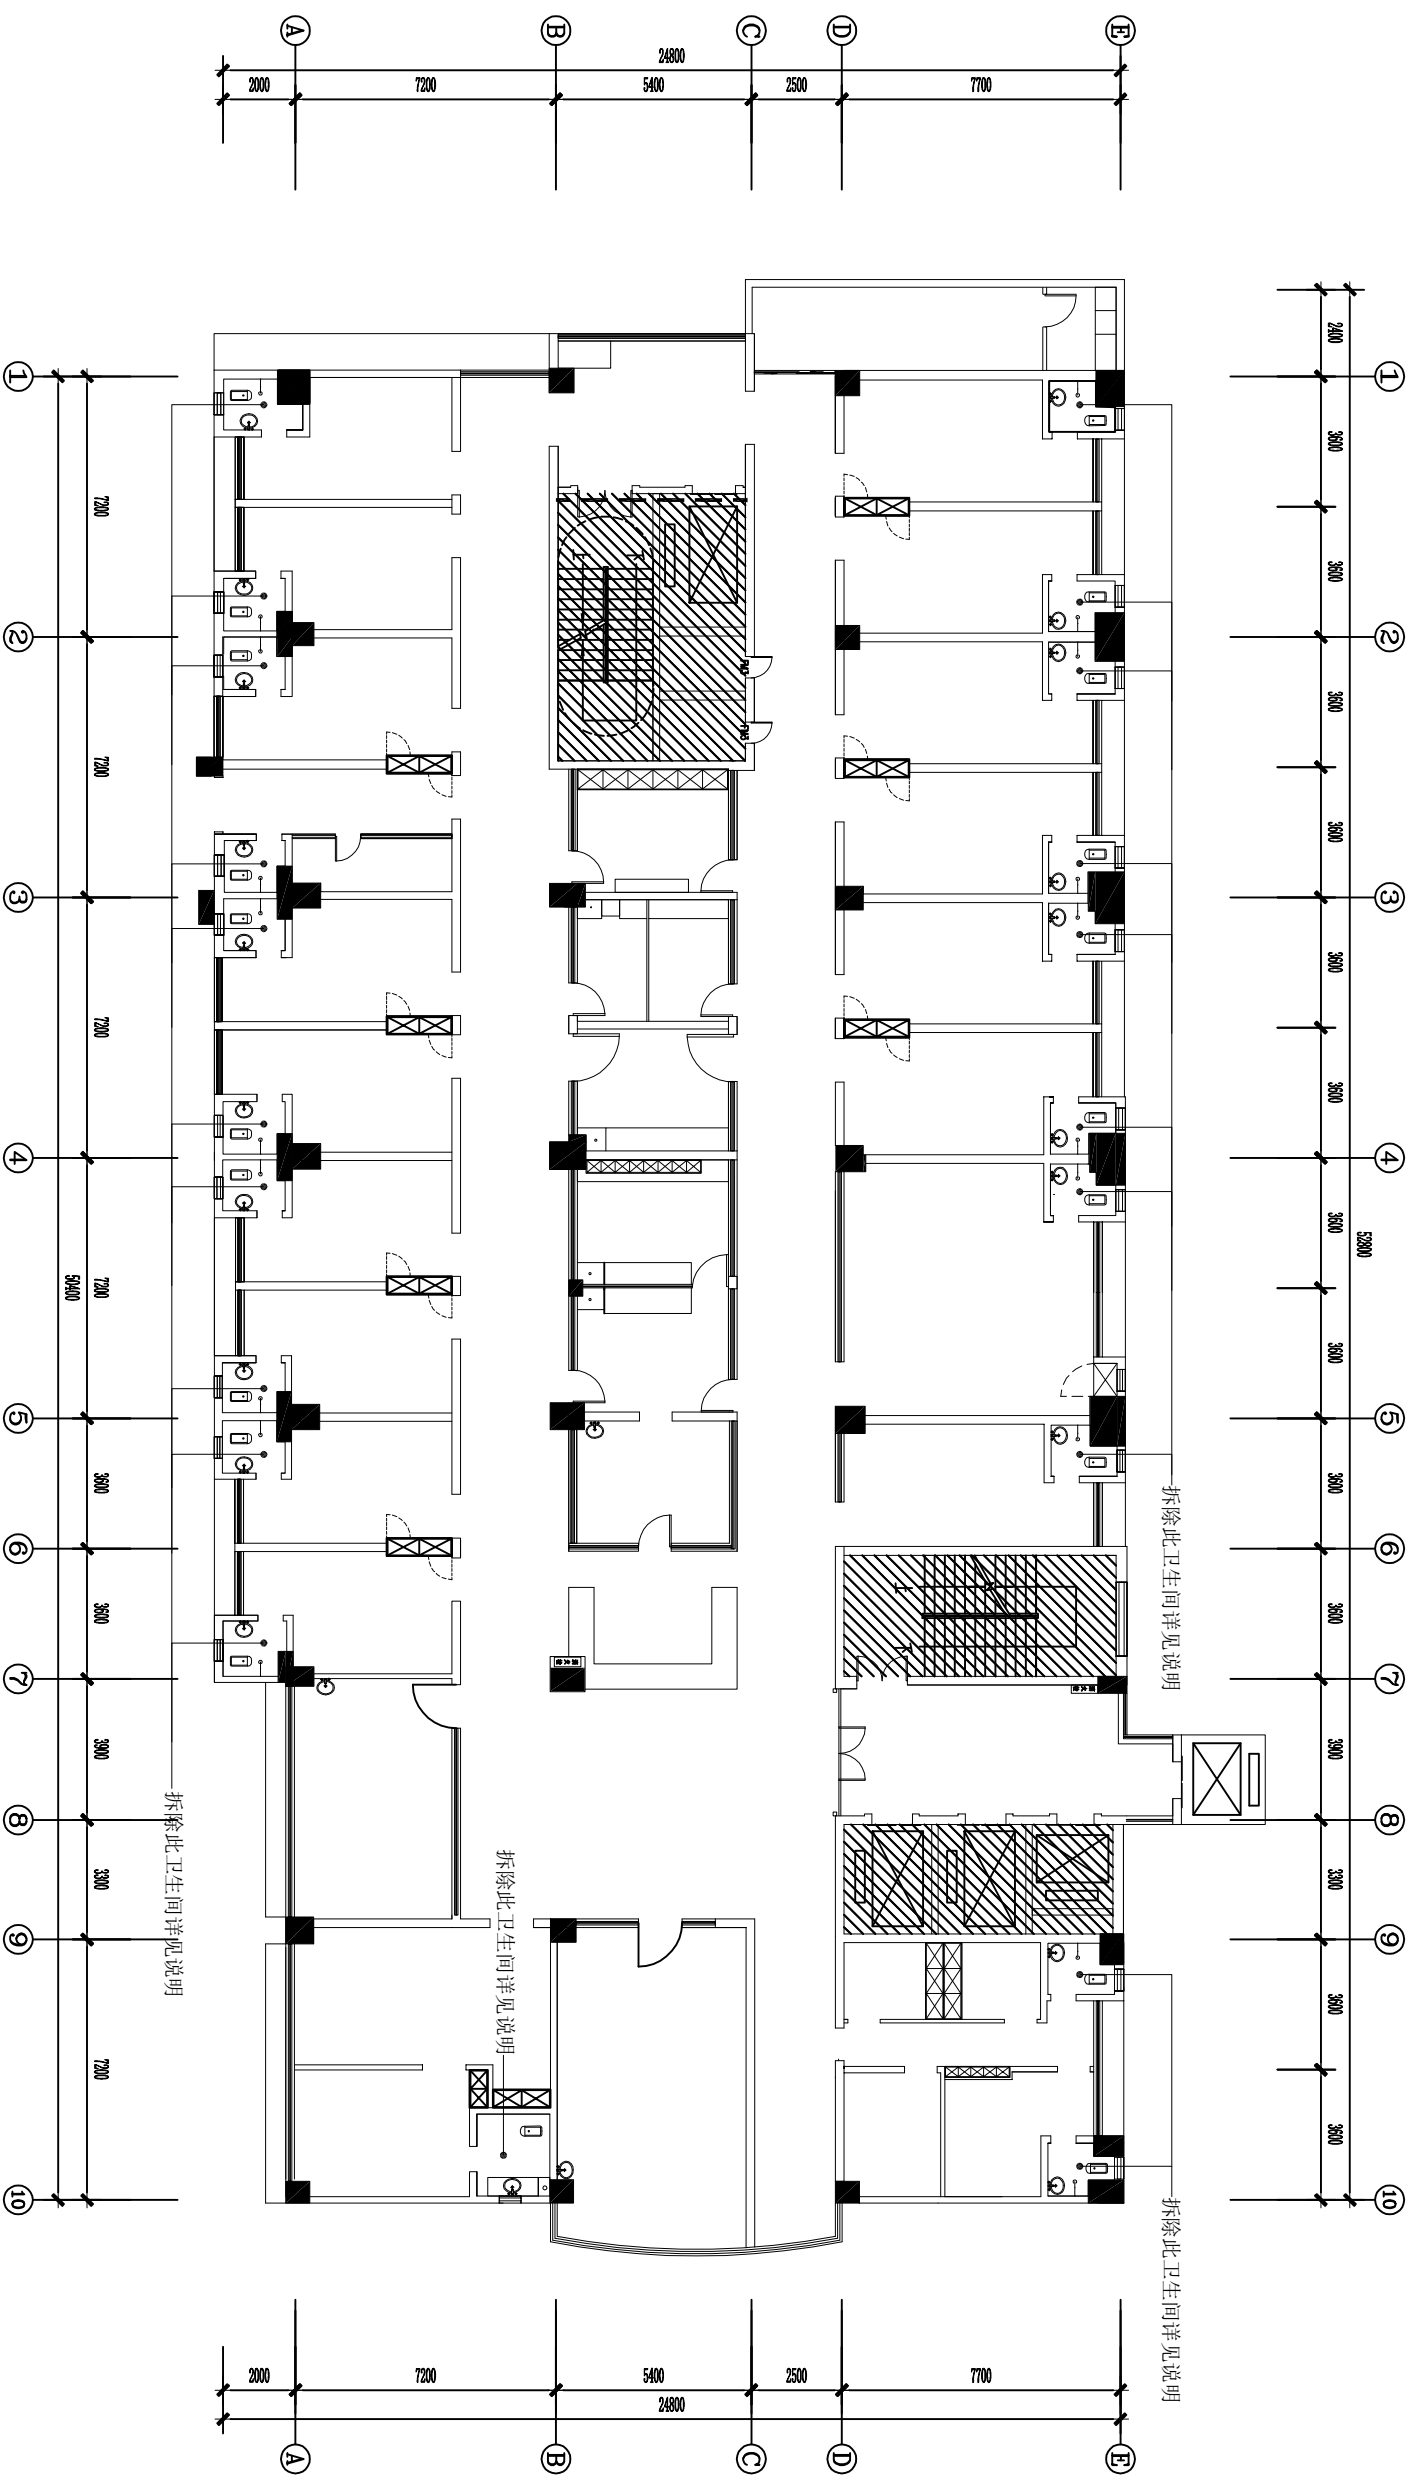

建筑				弱电		
结构				暖通		
给排水				建筑物理		
电气						

ARCHITECTURAL INFO. PLAN
人医住院楼三楼普外科厕所改造平面图 SCALE 1:200

h=梁-2980mm
H=楼板-3380mm

图纸说明：
1. 本图尺寸仅供估算或放样参考，施工时应以现场实际尺寸调整。
2. 本图版权属于本公司，未经授权不得翻印。

审定 Approved by
审核 Examined by
工程负责 Project by


校对 Checked by
设计 Designed by
制图 Drawn by

工程名称 Project Title
图纸名称 Dwg Title

工程名称
图名

日期 Date 2014.08
图纸编号 Dwg No. 1FF-1
张数 Project No. 000
比例 Scale 1:40 (A2)
版本号 Ver No.

建筑				弱电		
结构				暖通		
给排水				建筑物理		
电气						

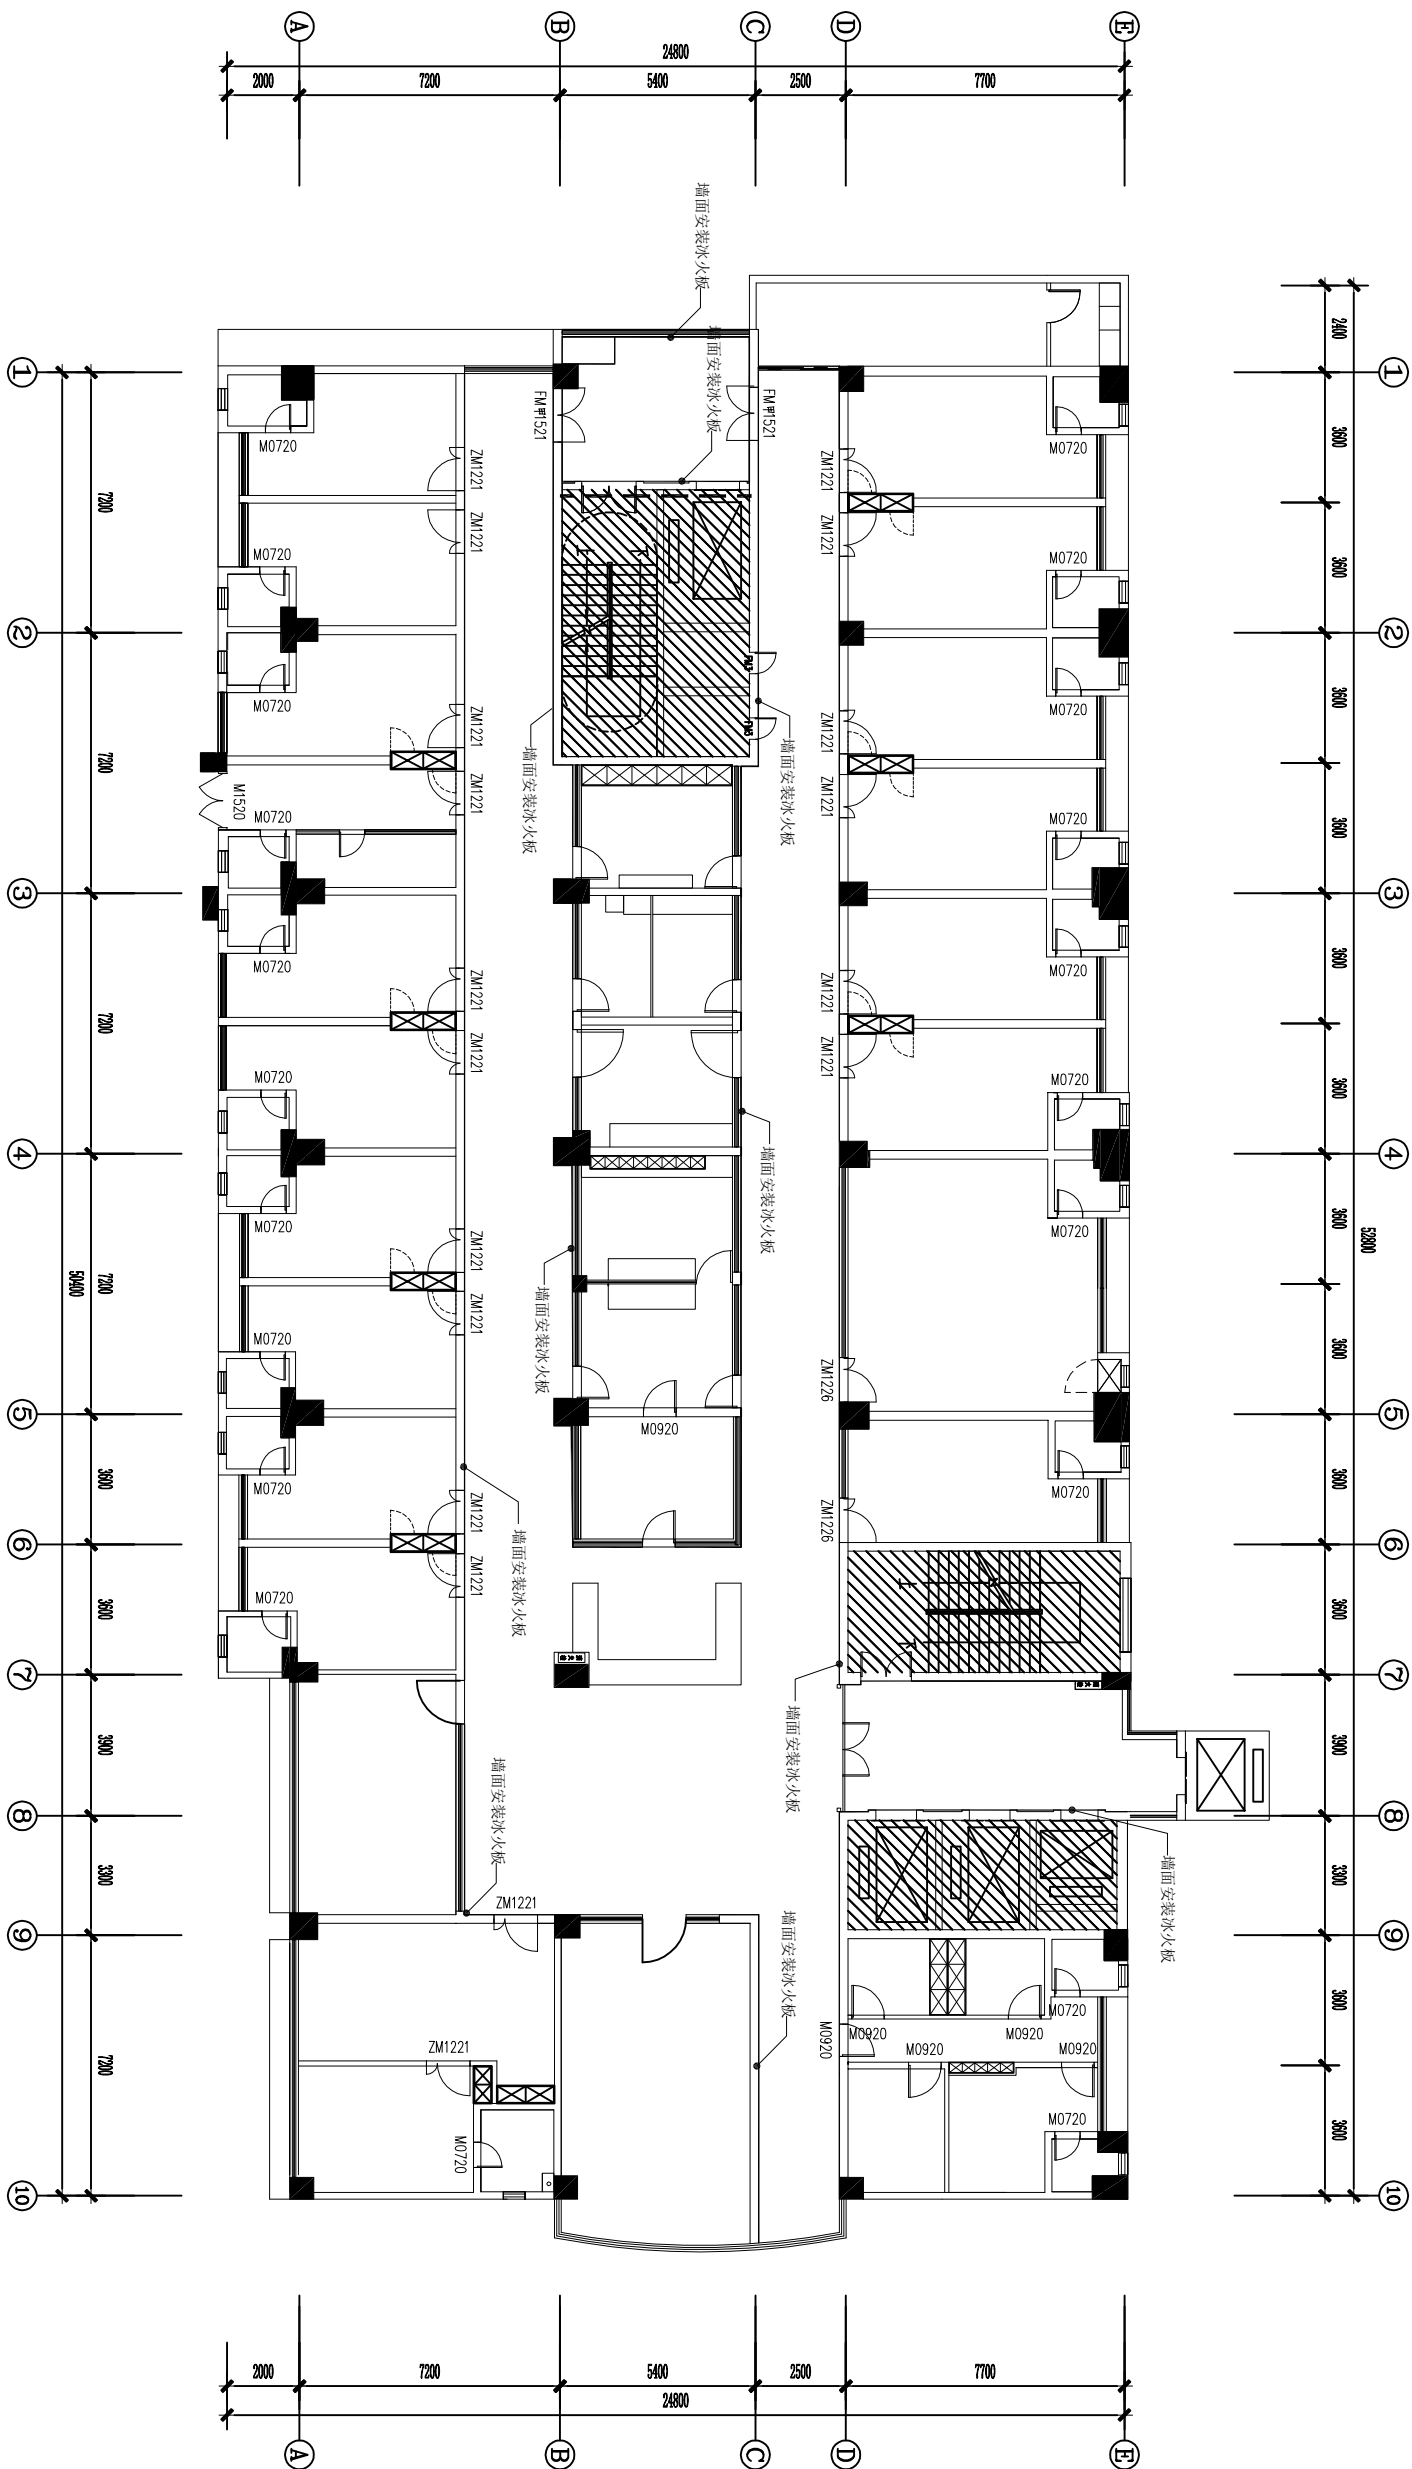

ARCHITECTURAL INFO PLAN
 人医住院楼三楼普通墙面安装冰火板平面图
 SCALE 1: 200

1:室-2980mm
 1#楼板-3380mm

—— 墙到顶(2.5m)安装冰火板(详见冰火板安装立面图)
 —— 半墙(0.9米)安装冰火板(参见冰火板安装立面图)


图纸说明:
 1. 本图尺寸仅供估算或放样参考, 施工时应以现场实际尺寸调整。
 2. 本图纸版权属于本公司, 未经授权不得翻印。

审定 Approved by	校对 Checked by
审核 Examined by	设计 Designed by
工程负责 Project by	制图 Drawn by

工程名称 Project Title	工程名称
图名	图名

日期 Date	2014. 08	比例 Scale	1: 40 (A2)
图纸编号 Dwg No.	1FF-1	张数 Project No.	000
版本号 Ver No.	1FF-1		

建筑				弱电			
结构				暖通			
给排水				建筑物理			
电气							

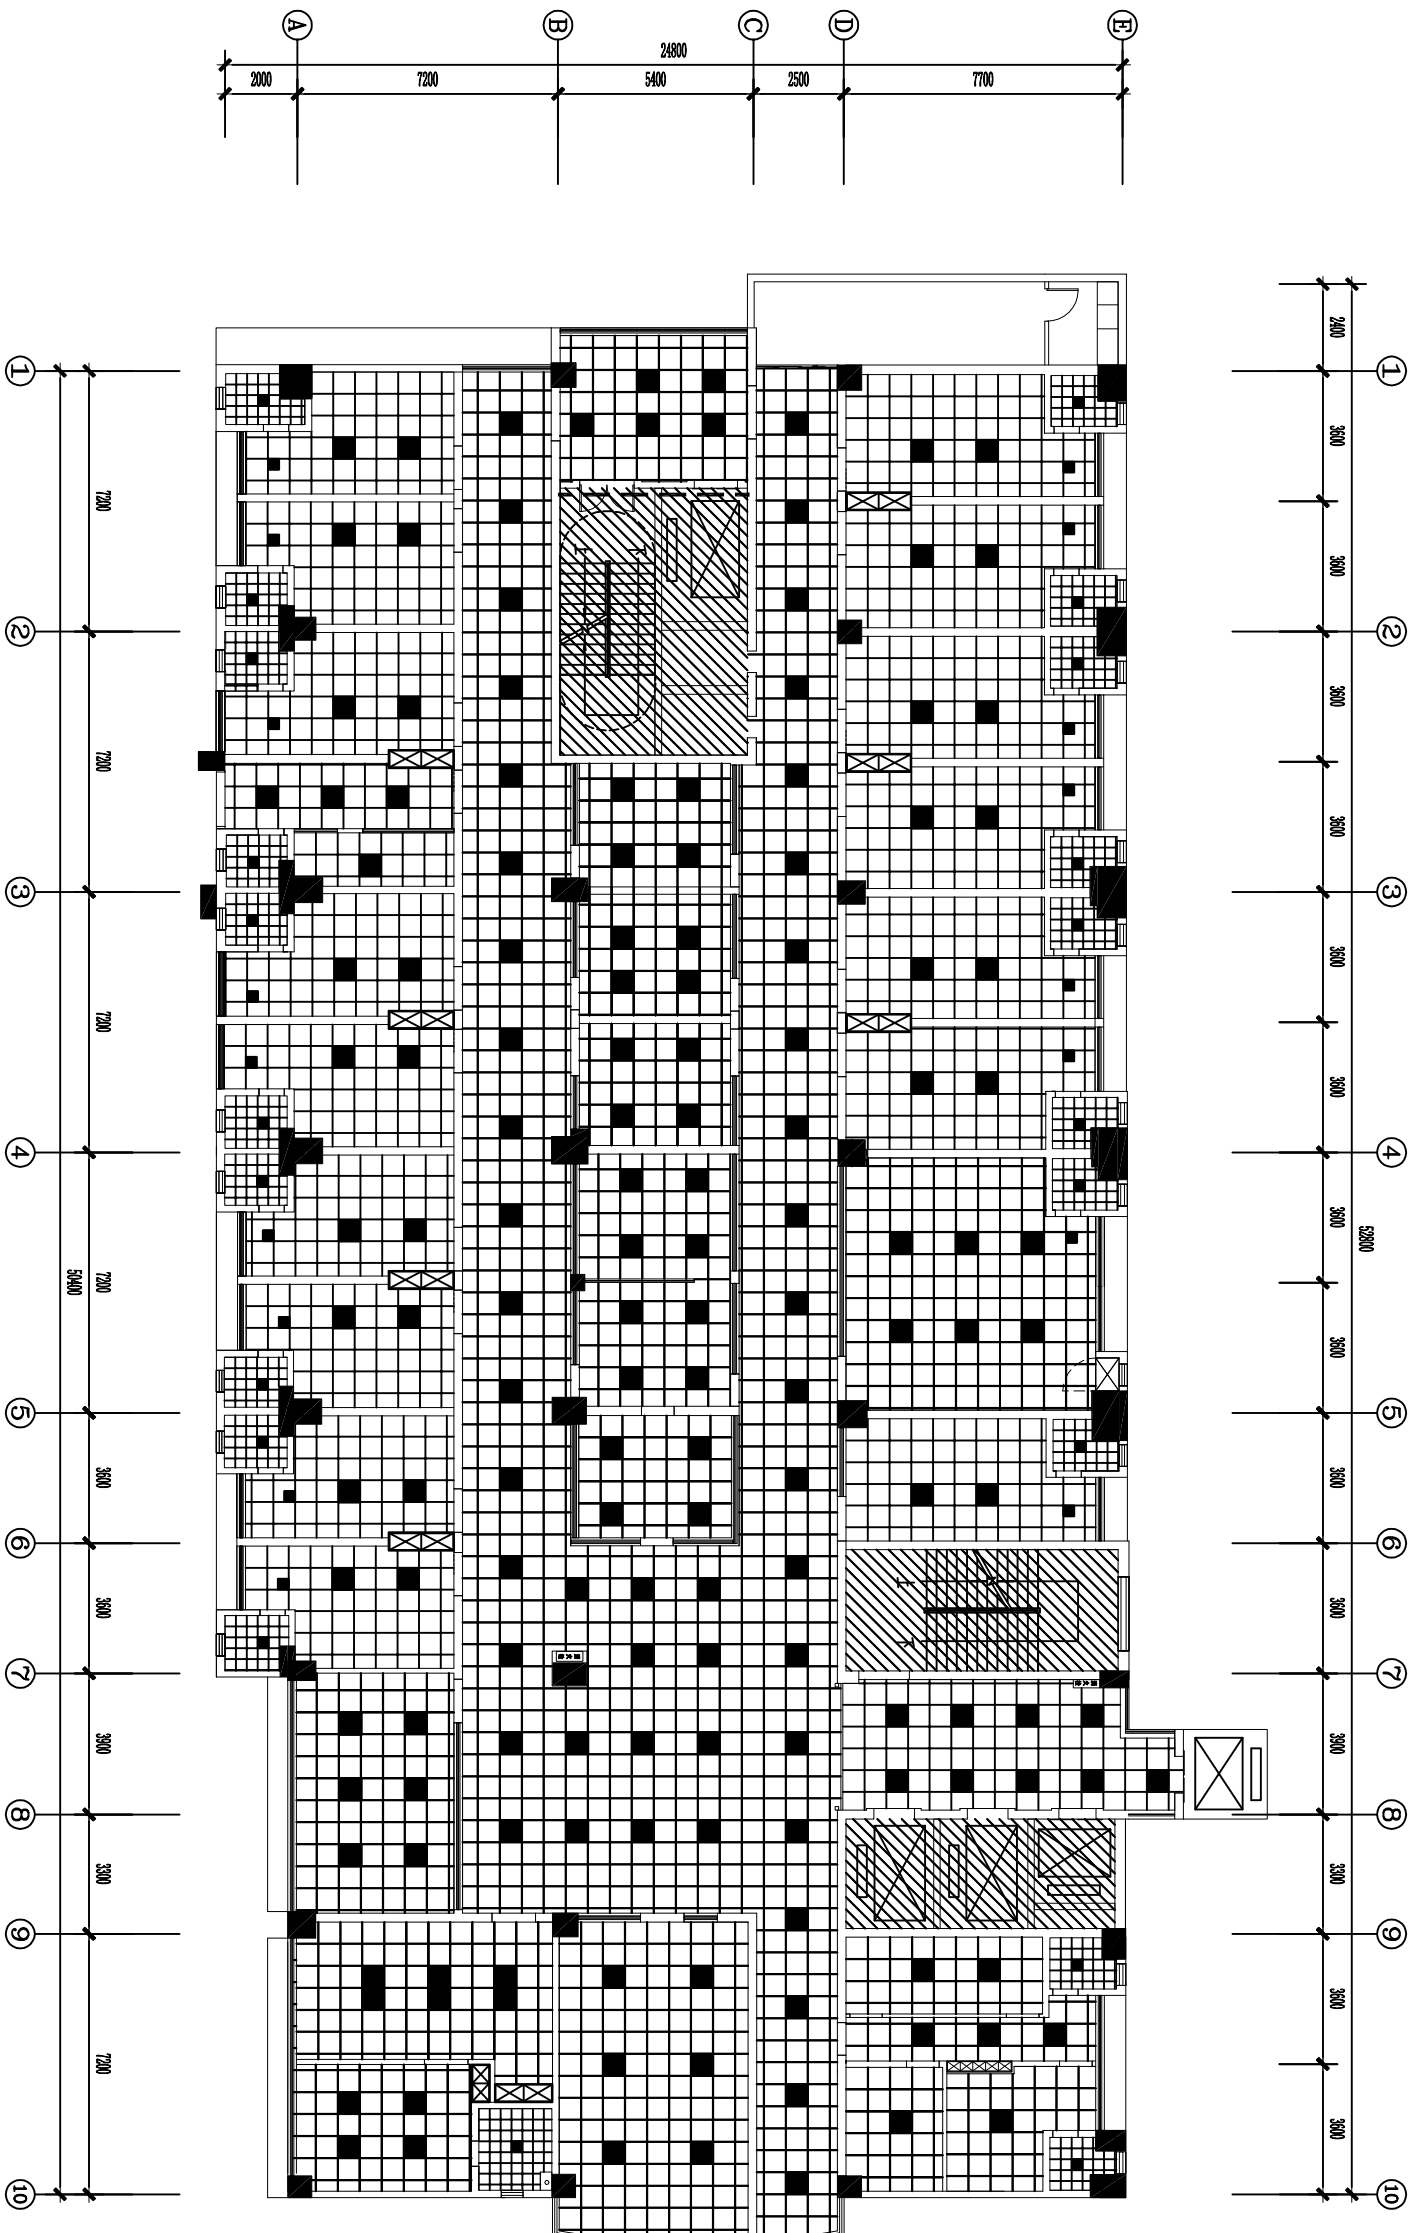

天花图例:

	100mm 钢龙骨 (不上人)
	600*600*1.0mm 铝扣天花
	100mm 钢龙骨 (不上人)
	300*300*0.7mm 铝扣天花

图例:

序号	图例	名称/规格	功率	电压	规格	备注
01		筒灯	10W/5W	AC220V	Φ60mm	LED光源
02		亚克力面板灯	40W	AC220V	600mm x 600mm	LED光源
03		亚克力面板灯	20W	AC220V	300mm x 300mm	LED光源
04		LED射灯	20W	AC220V	Φ120mm	LED光源
05		亚克力面板灯	40W	AC220V	600mm x 600mm	LED光源
06		筒灯	10W/5W	AC220V	Φ60mm	LED光源
07		筒灯	10W/5W	AC220V	Φ60mm	LED光源
08		LED射灯	10W	AC220V	Φ120mm	LED光源
09		筒灯	10W/5W	AC220V	Φ60mm	LED光源
10		筒灯	10W/5W	AC220V	Φ60mm	LED光源
11		筒灯	10W/5W	AC220V	Φ60mm	LED光源
12		筒灯	10W/5W	AC220V	Φ60mm	LED光源
13		筒灯	10W/5W	AC220V	Φ60mm	LED光源
14		筒灯	10W/5W	AC220V	Φ60mm	LED光源
15		筒灯	10W/5W	AC220V	Φ60mm	LED光源


ARCHITECTURAL INFO. PLAN
人医住院楼三楼普外科新装天花平面图
SCALE 1:200

1:图-20980mm
H:图板-3380mm

图纸说明:
1. 本图尺寸仅供估算或放样参考, 施工时应以现场实际尺寸调整。
2. 本图版权属于本公司, 未经授权不得翻印。

审定	校核	工程名称	日期	比例
Approved by	Checked by	Project Title	Date	Scale
审核	设计	工程名称	2014.08	1:40 (A2)
Examined by	Designed by	Dwg Title		
工程负责	制图	图名	图纸编号	版本号
Project by	Drawn by		Dwg No.	Ver No.
			000	
			Project No.	

建筑				弱电			
结构				暖通			
给排水				建筑物理			
电气							

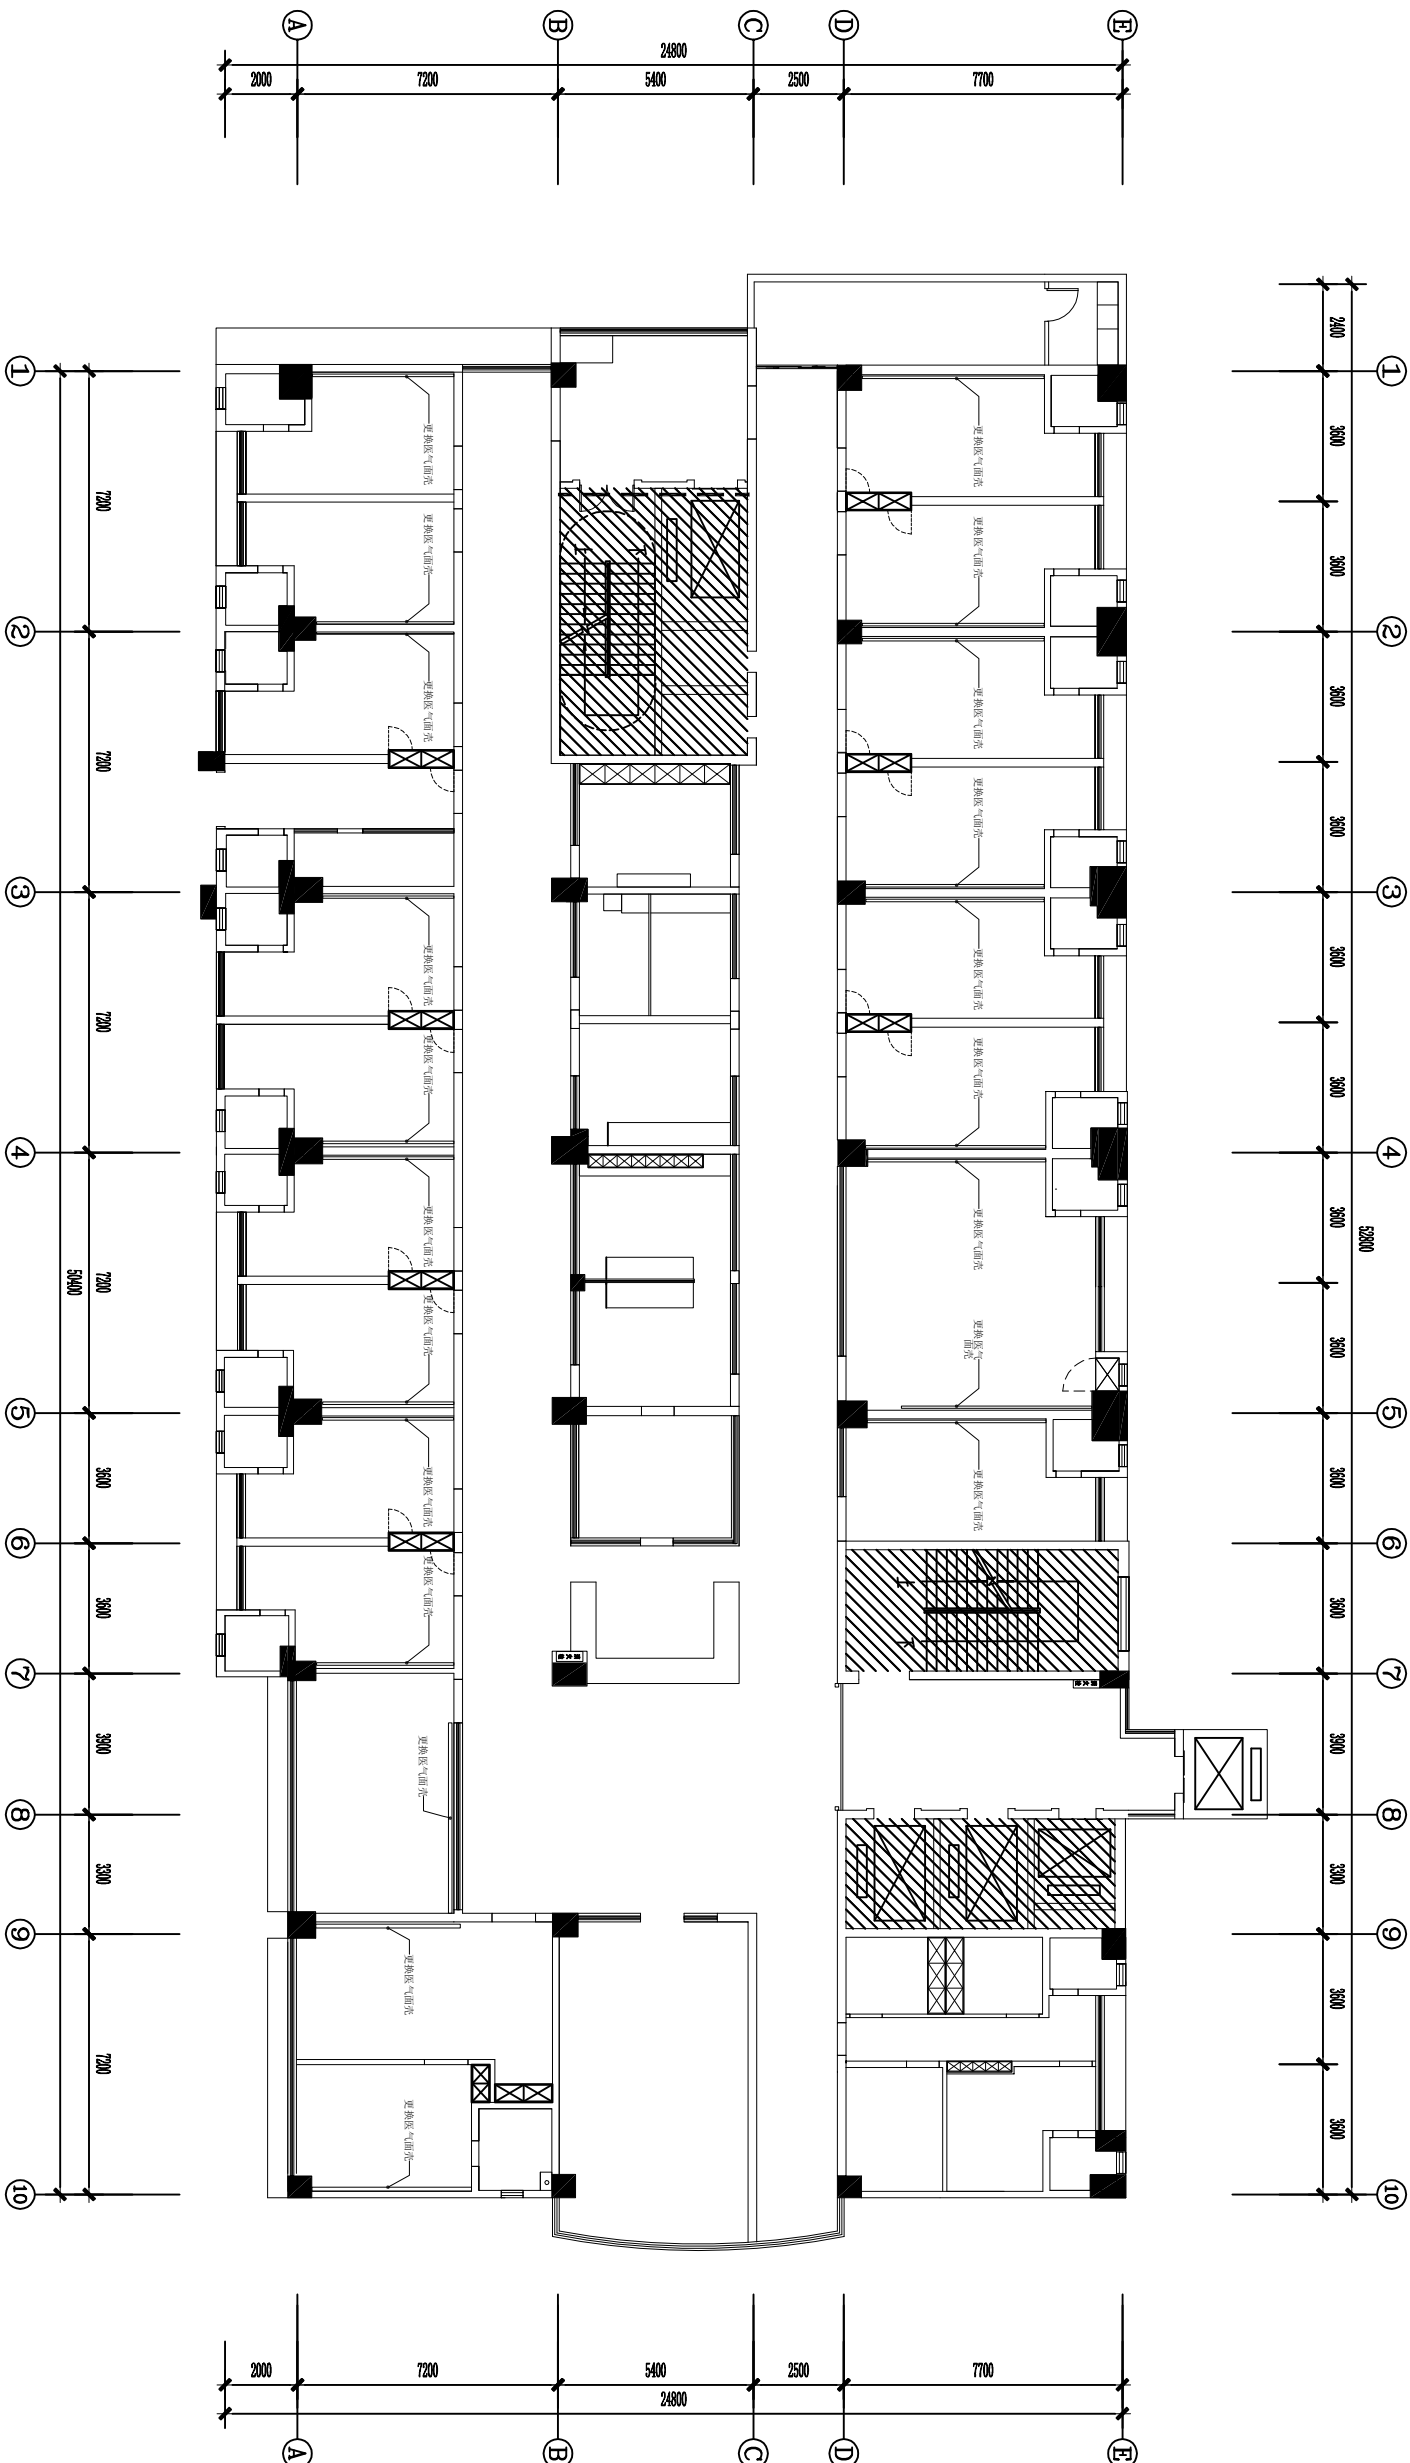

ARCHITECTURAL INFO. PLAN

人医住院楼三楼普外科医疗带换新平面图

SCALE 1:200

1:梁-2980mm
H:梁底-3380mm

- 图纸说明:
1. 本图尺寸仅供估算或放样参考, 施工时应以现场实际尺寸调整。
 2. 本图版权属于本公司, 未经授权不得翻印。

审定
Approved by

审核
Examined by

设计
Designed by

制图
Drawn by

工程名称
Project Title

图名

日期
Date

图纸编号
Dwg. No.

张数
Project No.

2014.08

000


1FF-1

版本号
Ver. No.

比例 1:40 (A2)

重做卫生间说明：重做墙体防水层，重布给排水排污管道，轻质陶粒填充沉箱，铺贴300*300防滑地砖，墙面200*300釉面砖，安装洗手盆，安装坐厕及水箱，安装冷热混合龙头及花洒，安装304063不锈钢扶手，0.8m长。

建筑				弱电			
结构				暖通			
给排水				建筑物理			
电气							

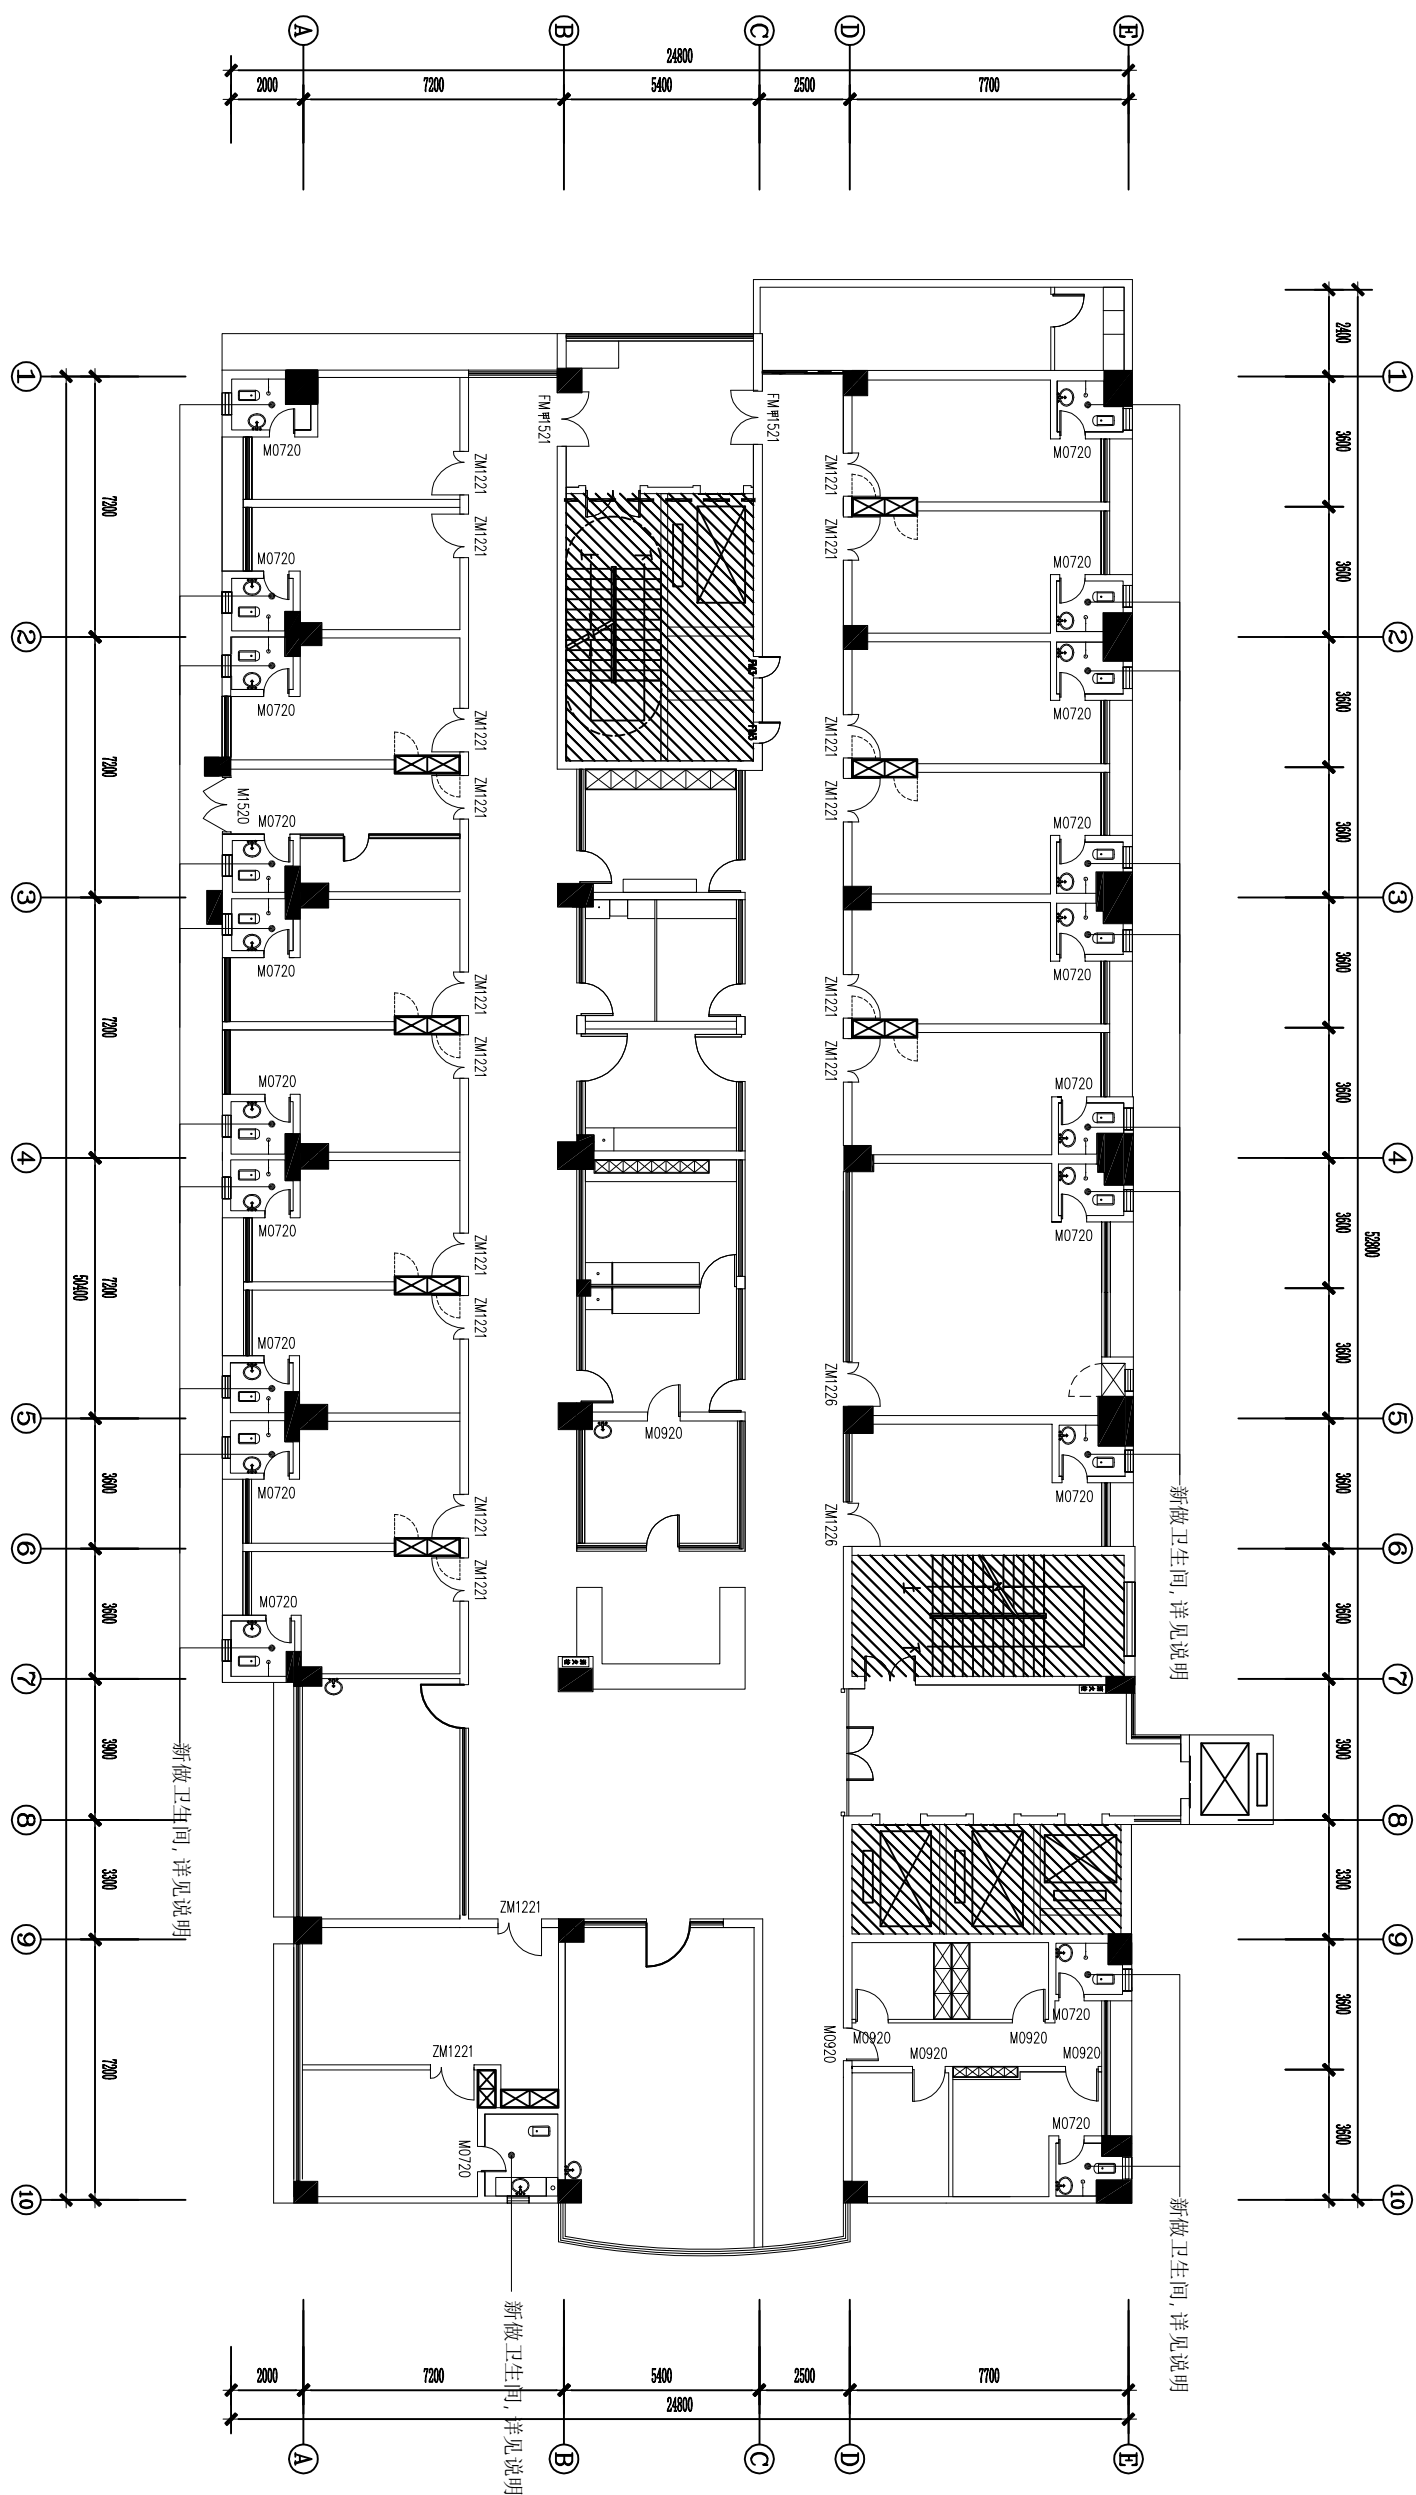


ARCHITECTURAL INFO. PLAN
 大医住院楼三楼普外科新做卫生间平面图 SCALE 1: 200

h:梁-2980mm
 H:楼板-3380mm

图纸说明: 1. 本图尺寸仅供估算或放样参考, 施工时应以现场实际尺寸调整。 2. 本图版权属于本公司, 未经授权不得翻印。		审定 Approved by 审核 Examined by 工程负责 Project by	校对 Checked by 设计 Designed by 制图 Drawn by	工程名称 Project Title 工程名称 Project Name	日期 Date 2014. 08 图纸编号 Dwg. No. 1FF-1 张数 Project No. 000	比例 Scale 1: 40 (A2) 版本号 Ver. No. 1 版本 Ver. No.
---	--	--	---	---	---	---

建筑				弱电			
结构				暖通			
给排水				建筑物理			
电气							

说明：
 1. 除原有柜式或壁挂空调外，其余新装壁挂空调需重新布线及安装空调插座；
 2. 更换本此修缮范围内所有插座、电视、开关面板，合计930个；

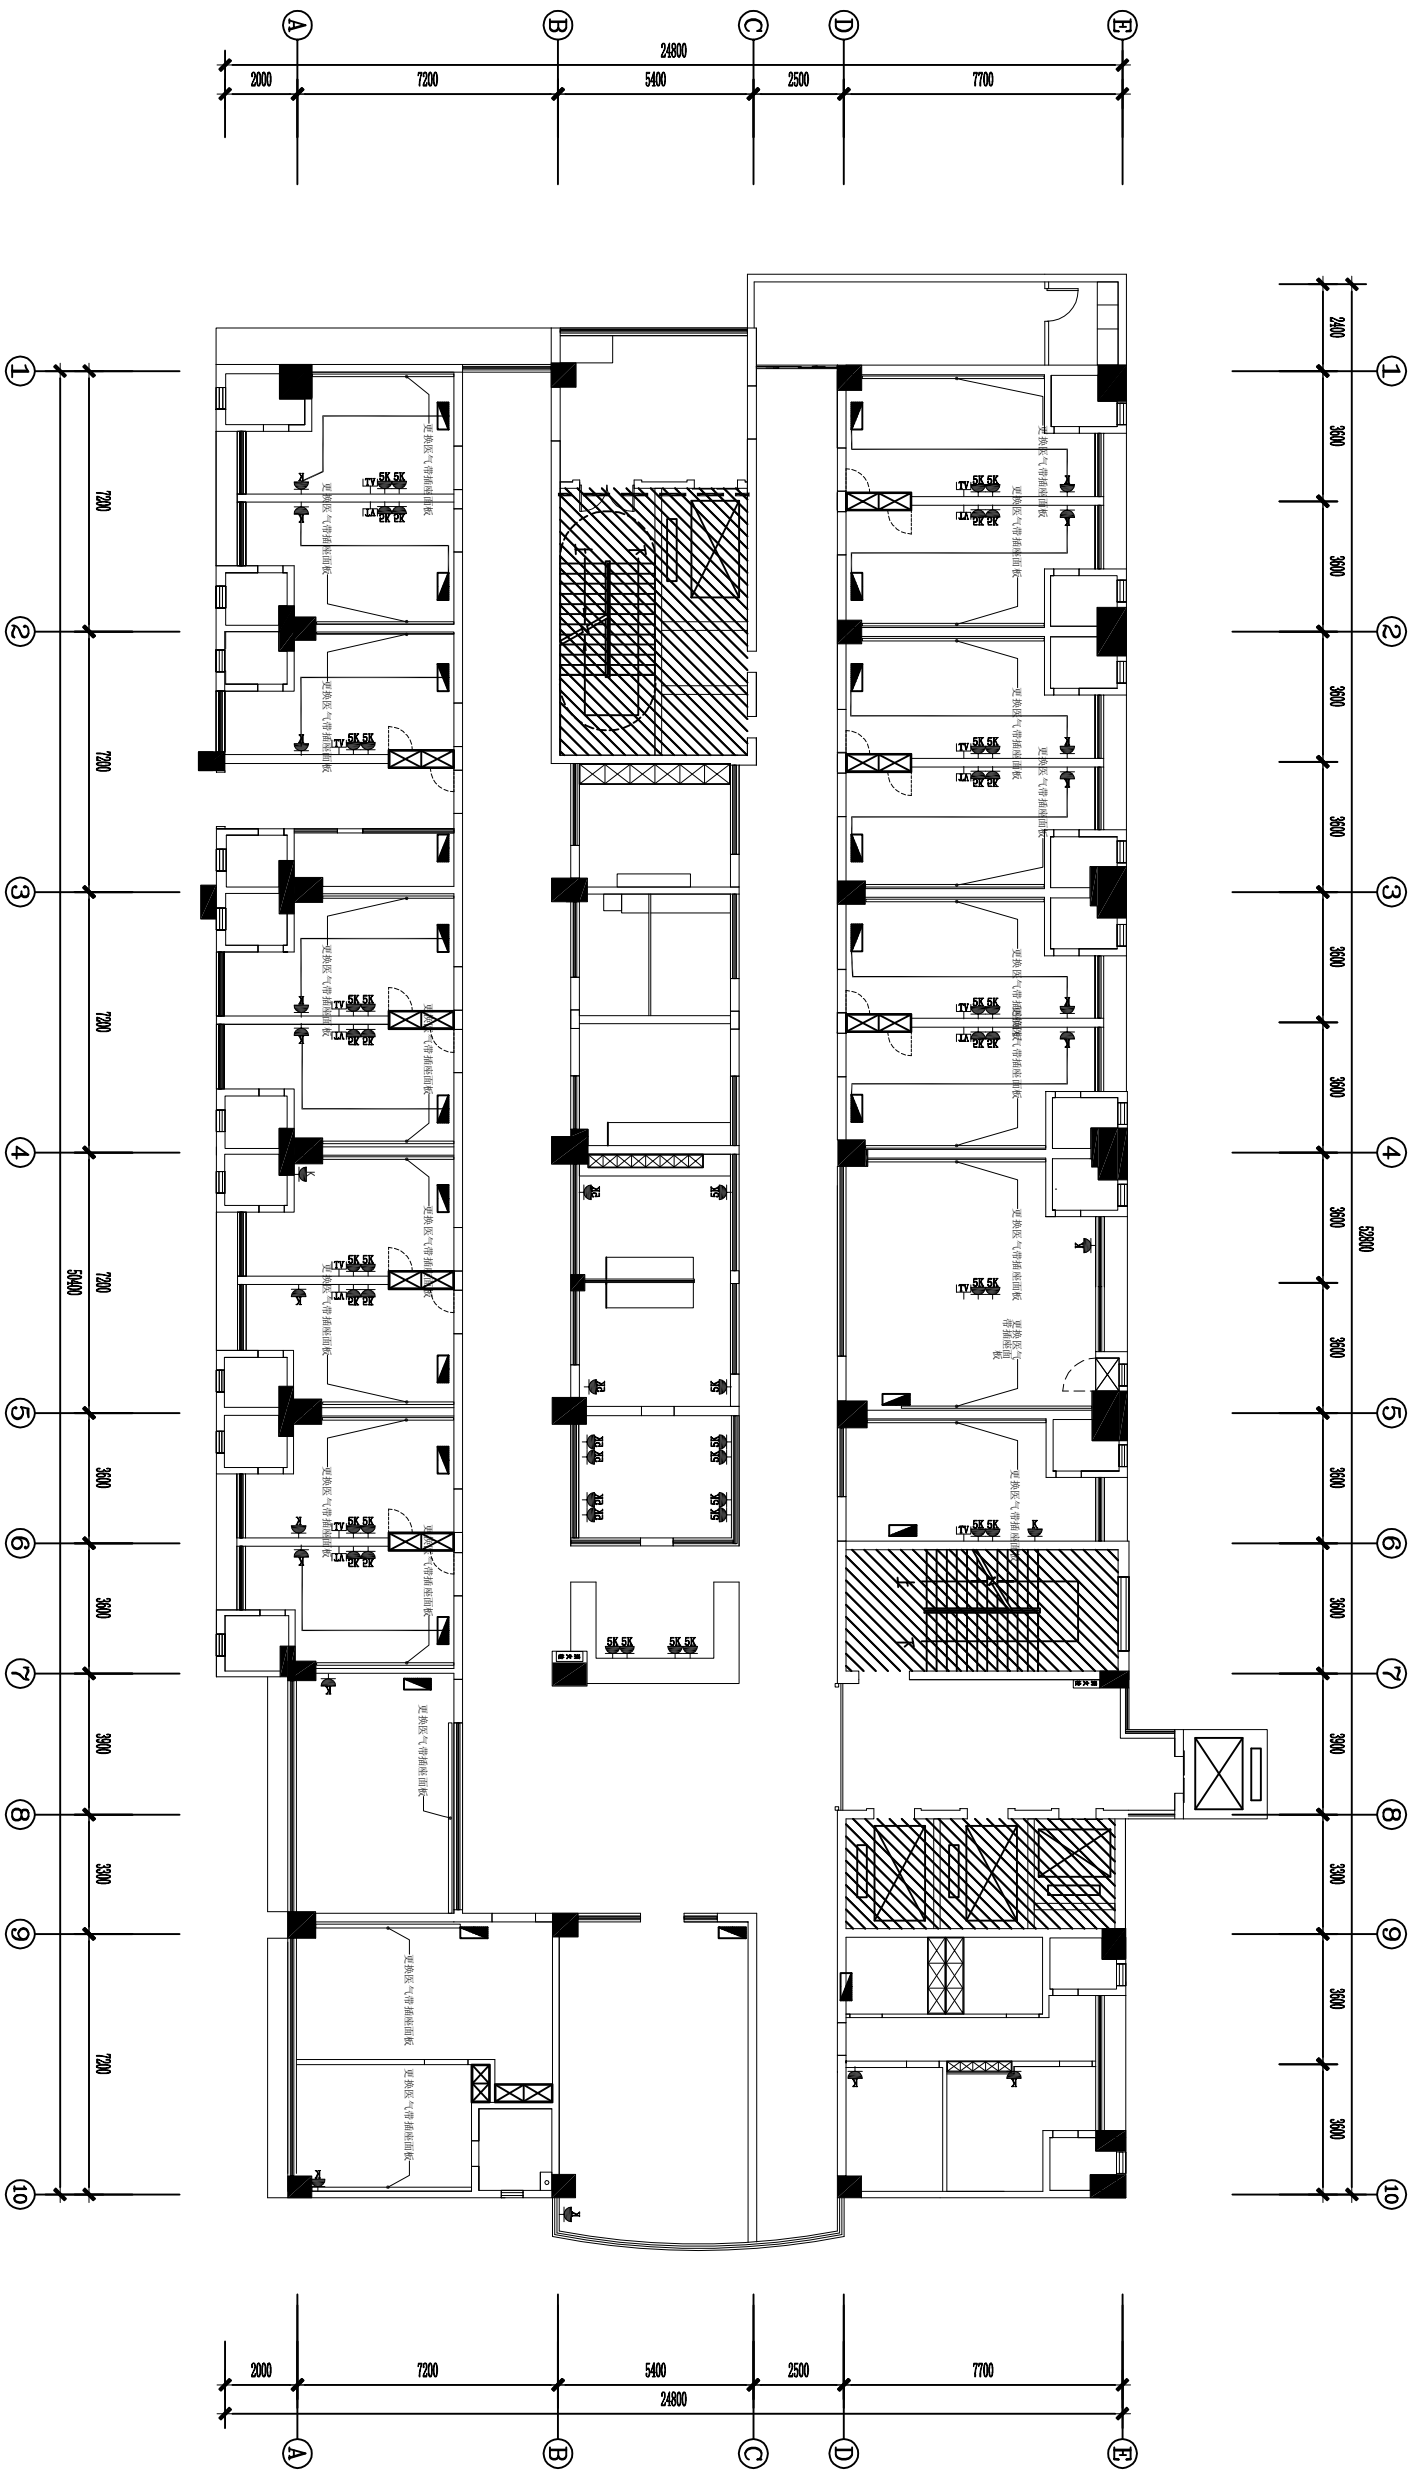

ARCHITECTURAL INFO. PLAN

人医住院楼三楼普外科插座开关换新平面图 SCALE 1:200

1:梁-2980mm
H:梁底-3380mm

图纸说明：
 1. 本图尺寸仅供估算或放样参考，施工时应以现场实际尺寸调整。
 2. 本图纸版权属于本公司，未经授权不得翻印。

审定 Approved by
 审核 Examined by
 工程负责 Project by




校对 Checked by
 设计 Designed by
 制图 Drawn by

工程名称 Project Title
 图纸名称 Dwg Title

工程名称
 图名

日期 Date 2014.08
 图纸编号 Dwg No. 1FF-1
 张数 Project No. 000
 比例 Scale 1:40 (A2)
 版本号 Ver No.

建筑				弱电			
结构				暖通			
给排水				建筑物理			
电气							

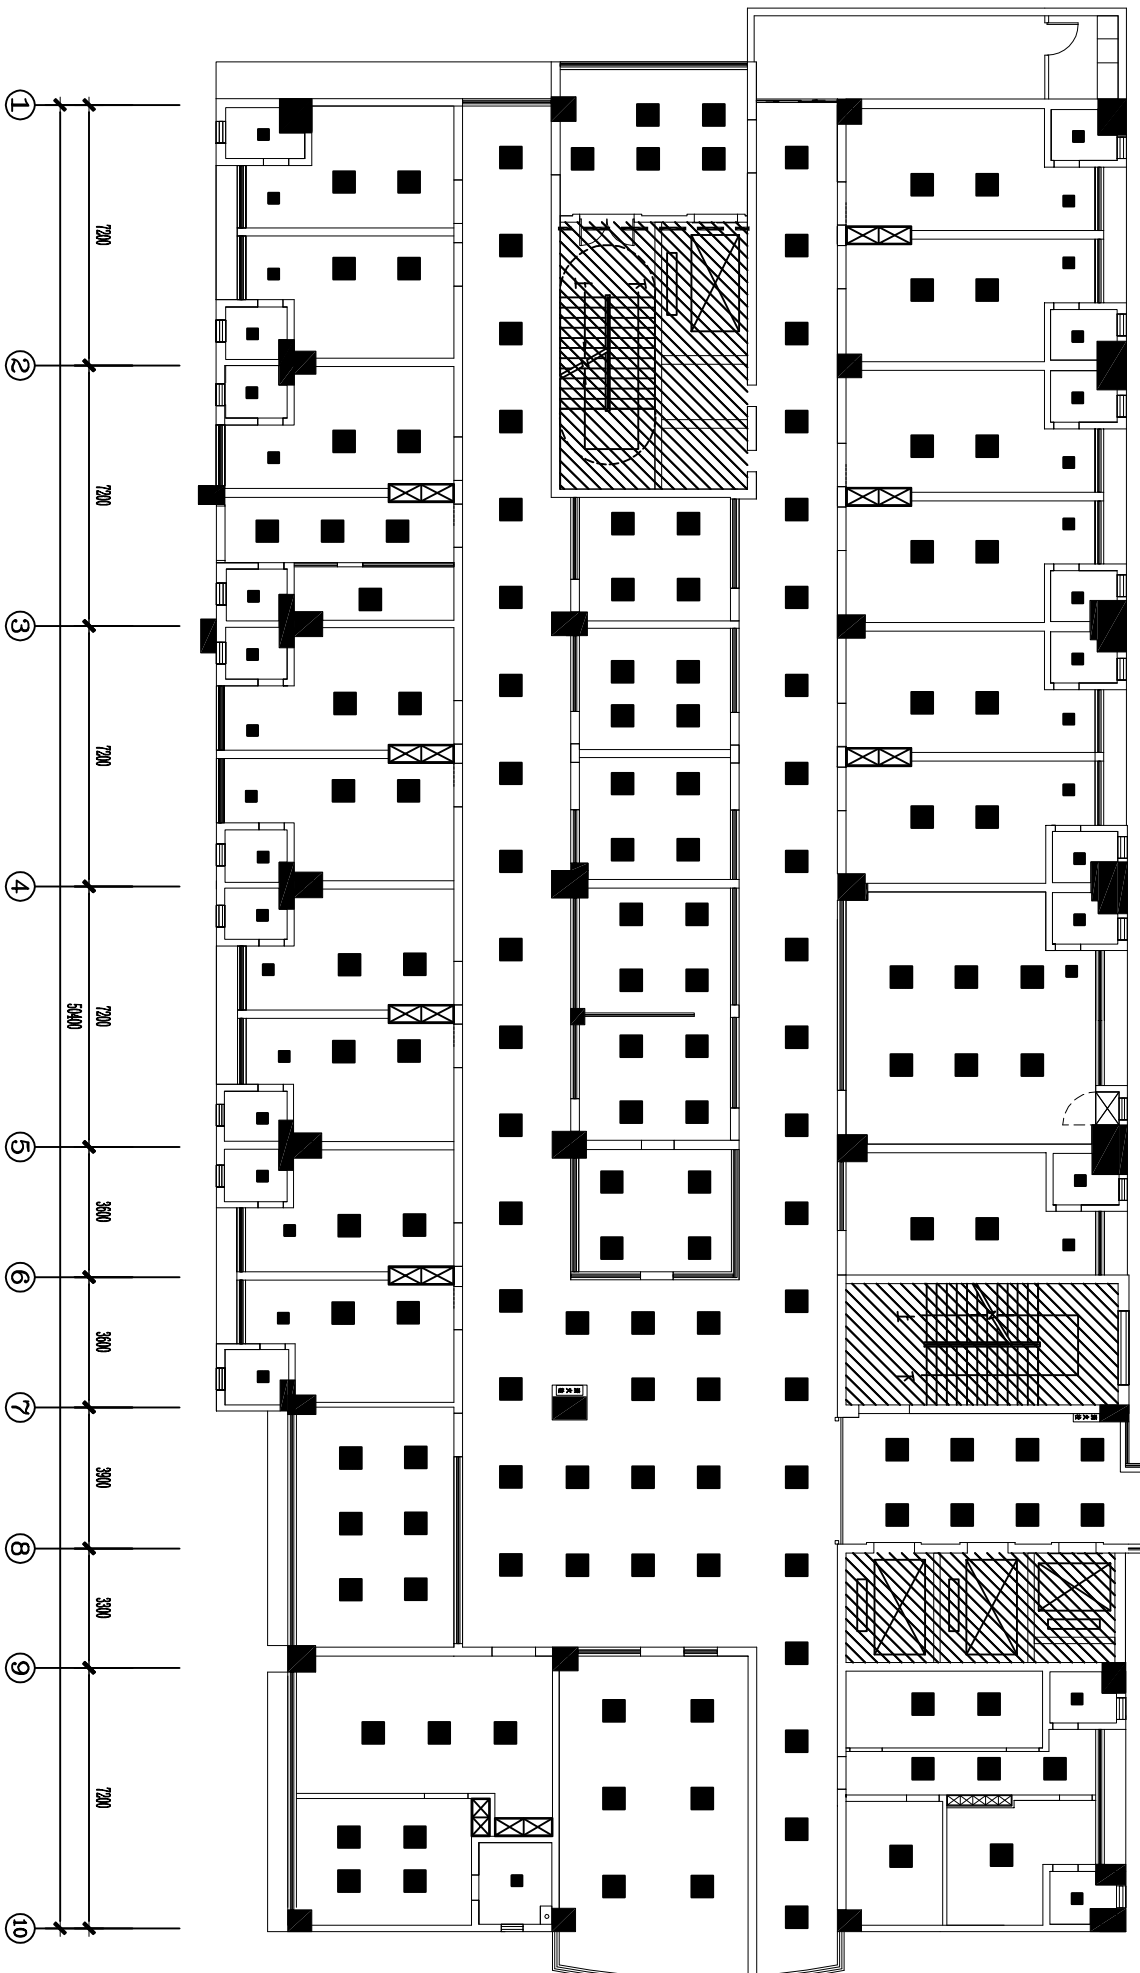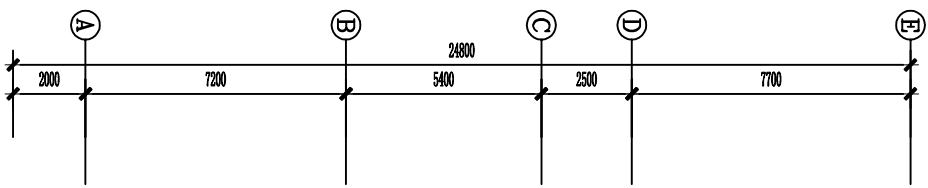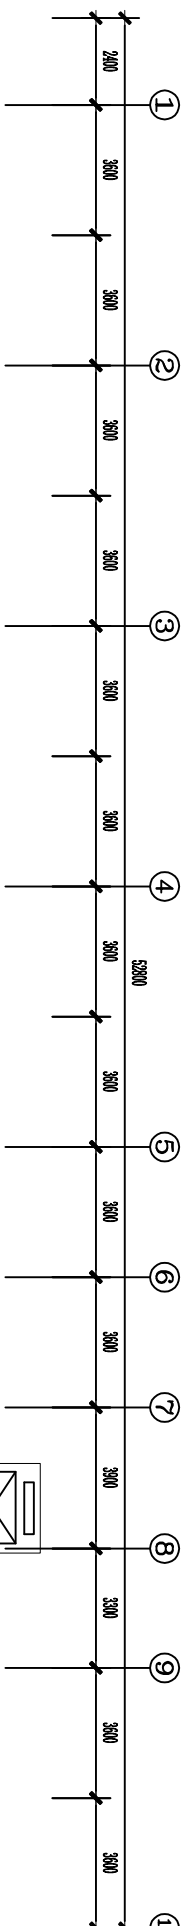

序号	图例	规格名称	功率	电压	规格	备注
01	■	筒灯	10W/个	AC220V	Φ60mm	LED光源
02	■	筒灯	40W/个	AC220V	Φ60mm	LED光源
03	■	筒灯	40W/个	AC220V	Φ60mm	LED光源
04	■	筒灯	40W/个	AC220V	Φ60mm	LED光源
05	■	筒灯	40W/个	AC220V	Φ60mm	LED光源
06	■	筒灯	40W/个	AC220V	Φ60mm	LED光源
07	■	筒灯	40W/个	AC220V	Φ60mm	LED光源
08	■	筒灯	40W/个	AC220V	Φ60mm	LED光源
09	■	筒灯	40W/个	AC220V	Φ60mm	LED光源
10	■	筒灯	40W/个	AC220V	Φ60mm	LED光源
11	■	筒灯	40W/个	AC220V	Φ60mm	LED光源
12	■	筒灯	40W/个	AC220V	Φ60mm	LED光源
13	■	筒灯	40W/个	AC220V	Φ60mm	LED光源
14	■	筒灯	40W/个	AC220V	Φ60mm	LED光源
15	■	筒灯	40W/个	AC220V	Φ60mm	LED光源

ARCHITECTURAL INFO. PLAN
人医住院楼三楼普外科照明平面图
SCALE 1:200

1. 梁-28980mm
H柱板-3380mm

图纸说明:
1. 本图尺寸仅供估算或放样参考, 施工时应以现场实际尺寸调整。
2. 本图版权归属于本公司, 未经授权不得翻印。

审定
Approved by
审核
Examined by
工程负责
Project by

校对
Checked by
设计
Designed by
制图
Drawn by

工程名称
Project Title
图名
Dwg Title

日期
Date
2014.08


图例编号
Dwg No.
1FF-1

张数
Project No.
000

版本号
Ver No.

比例
Scale
1:40 (A2)

建筑				弱电			
结构				暖通			
给排水				建筑物理			
电气							

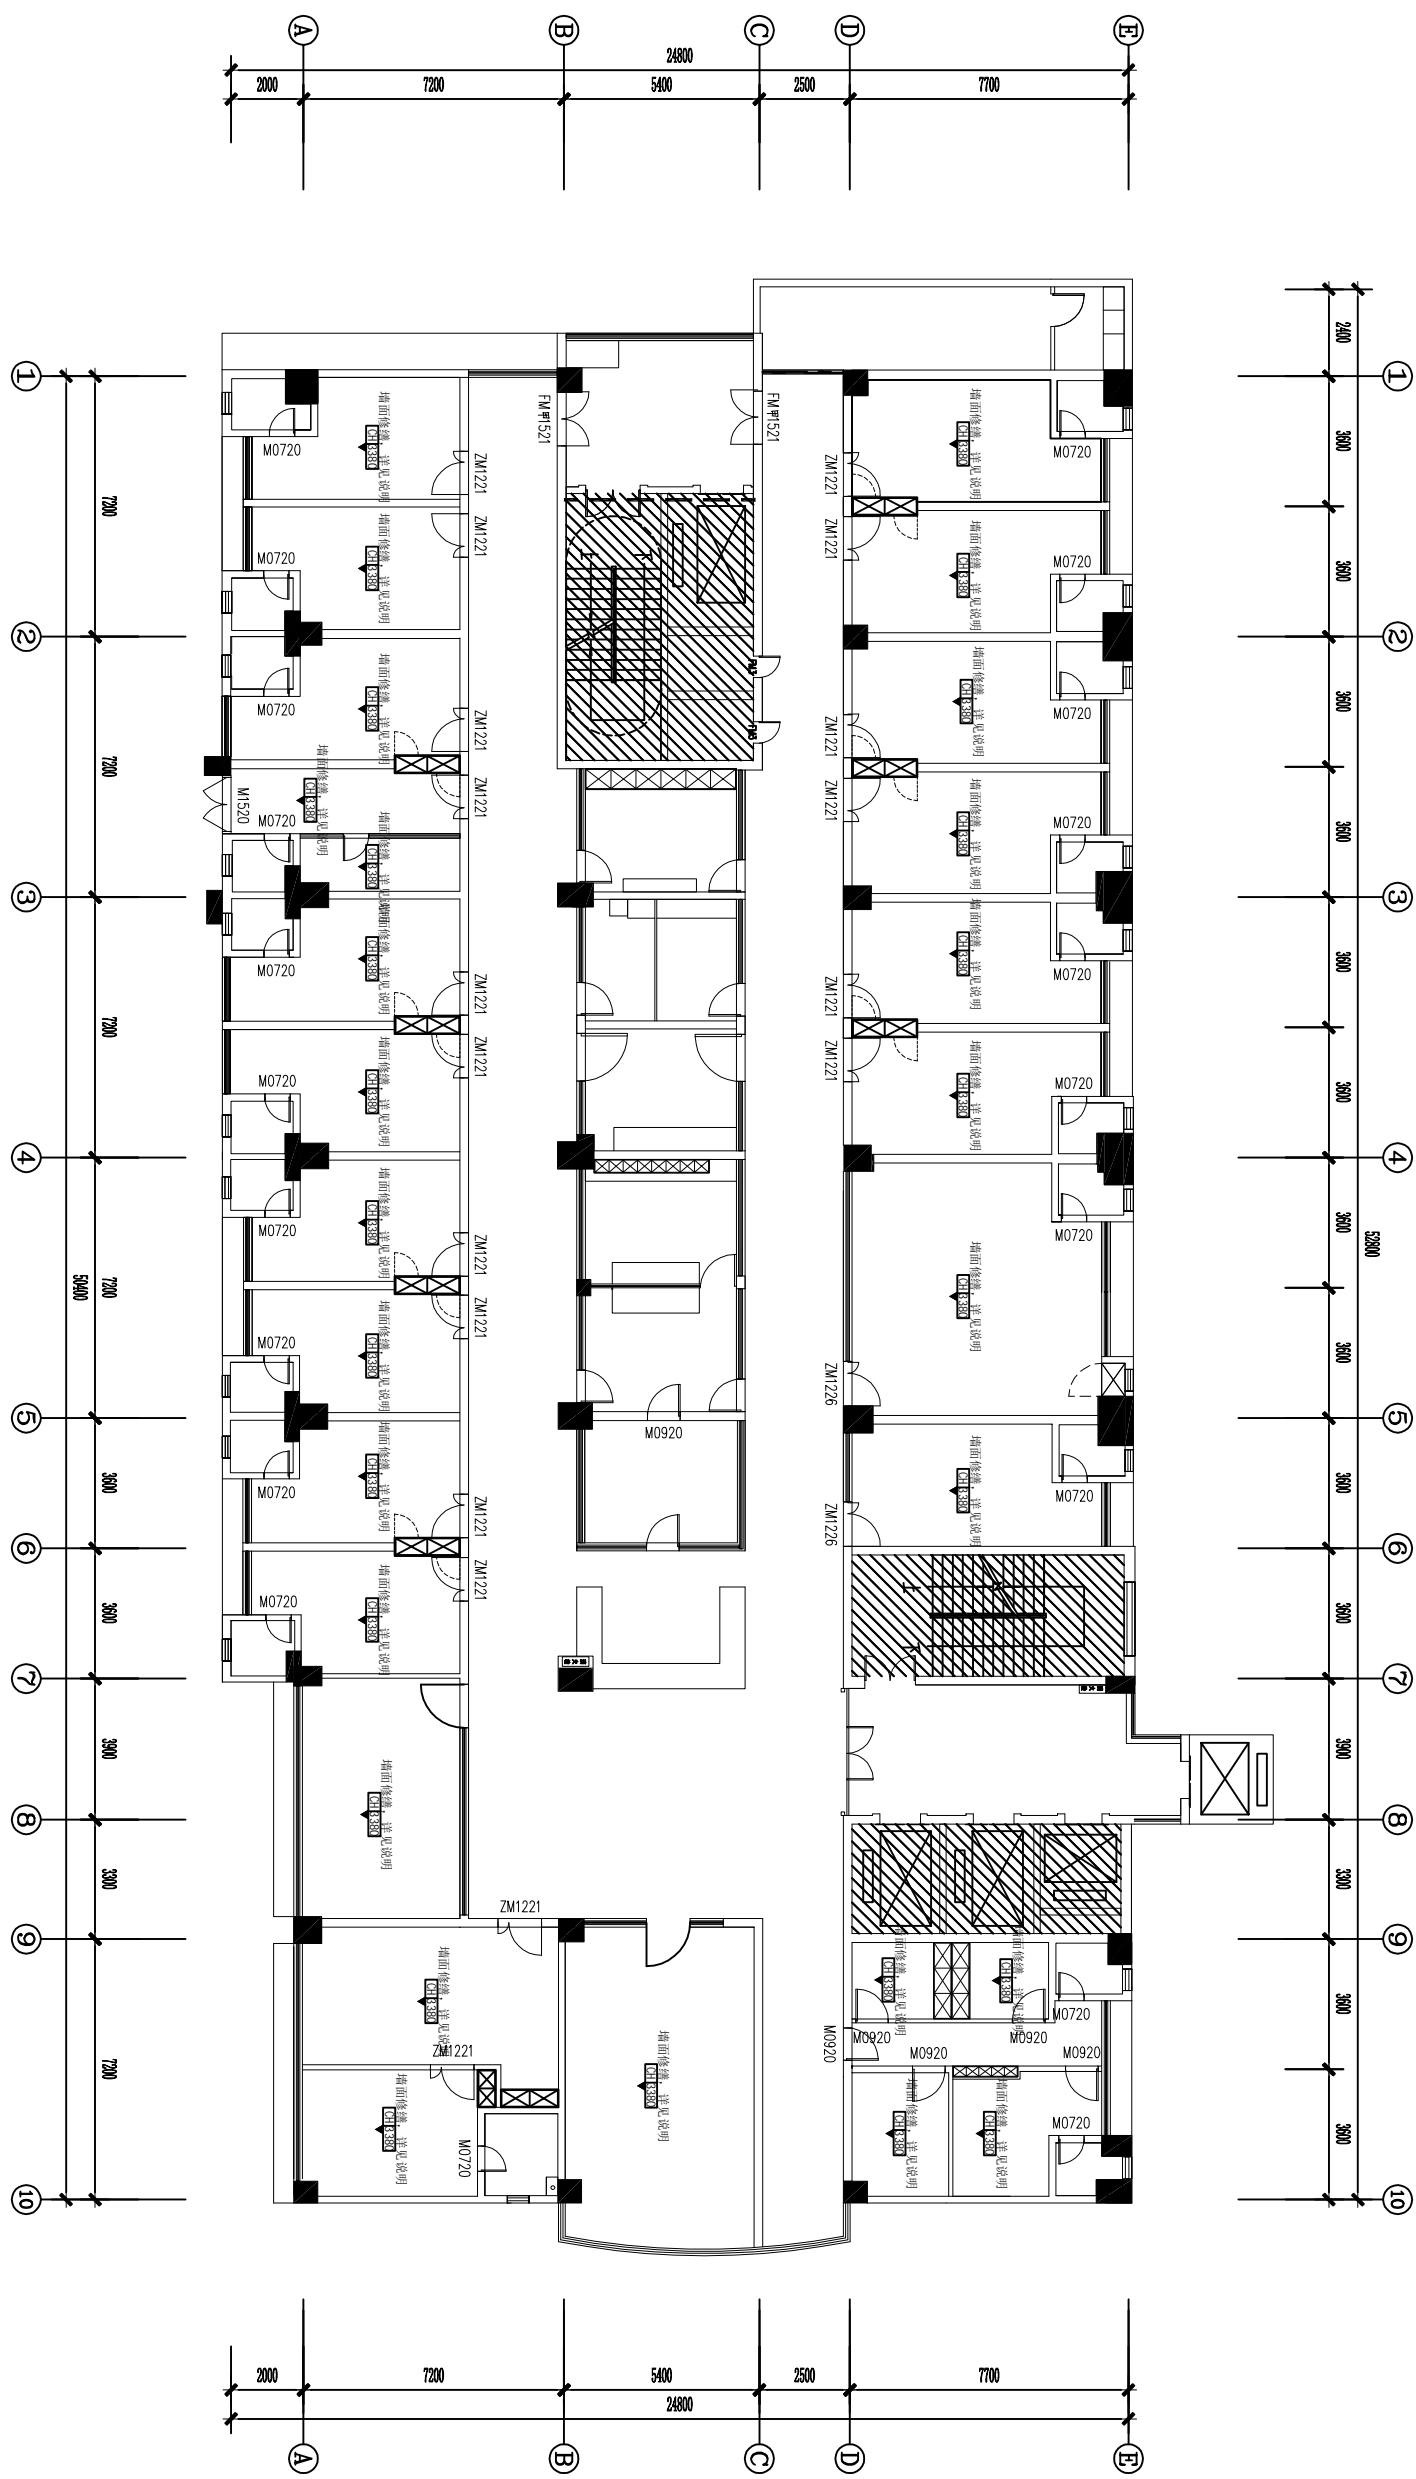


说明: 1. 地面到梁位高度为2980mm, 地面到楼板高度为3380mm;
 2. 墙面重新批荡, 批耐水性腻子三遍, 油三遍防潮防腐白色无机涂料(一底二面);
 3. 安装新抛光砖地脚线(100mm*600mm);

ARCHITECTURAL INFO. PLAN
 人医住院楼三楼普外科房间墙面修缮平面图
 SCALE 1:200
 h梁=2980mm
 H楼板=3380mm

图说说明: 1. 本图尺寸仅供估算或放样参考, 施工时应以现场实际尺寸调整。 2. 本图版权属于本公司, 未经授权不得翻印。	审定 Approved by	校对 Checked by	工程名称 Project Title	日期 Date	比例 Scale
	审核 Examined by	设计 Designed by	工程名称 Project Title	2014.08	1:40 (A2)
工程负责 Project by	制图 Drawn by	图名 Title	工程名称 Project Title	图纸编号 Dwg. No.	版本号 Ver. No.
				000	1FF-1

建筑				弱电			
结构				暖通			
给排水				建筑物理			
电气							

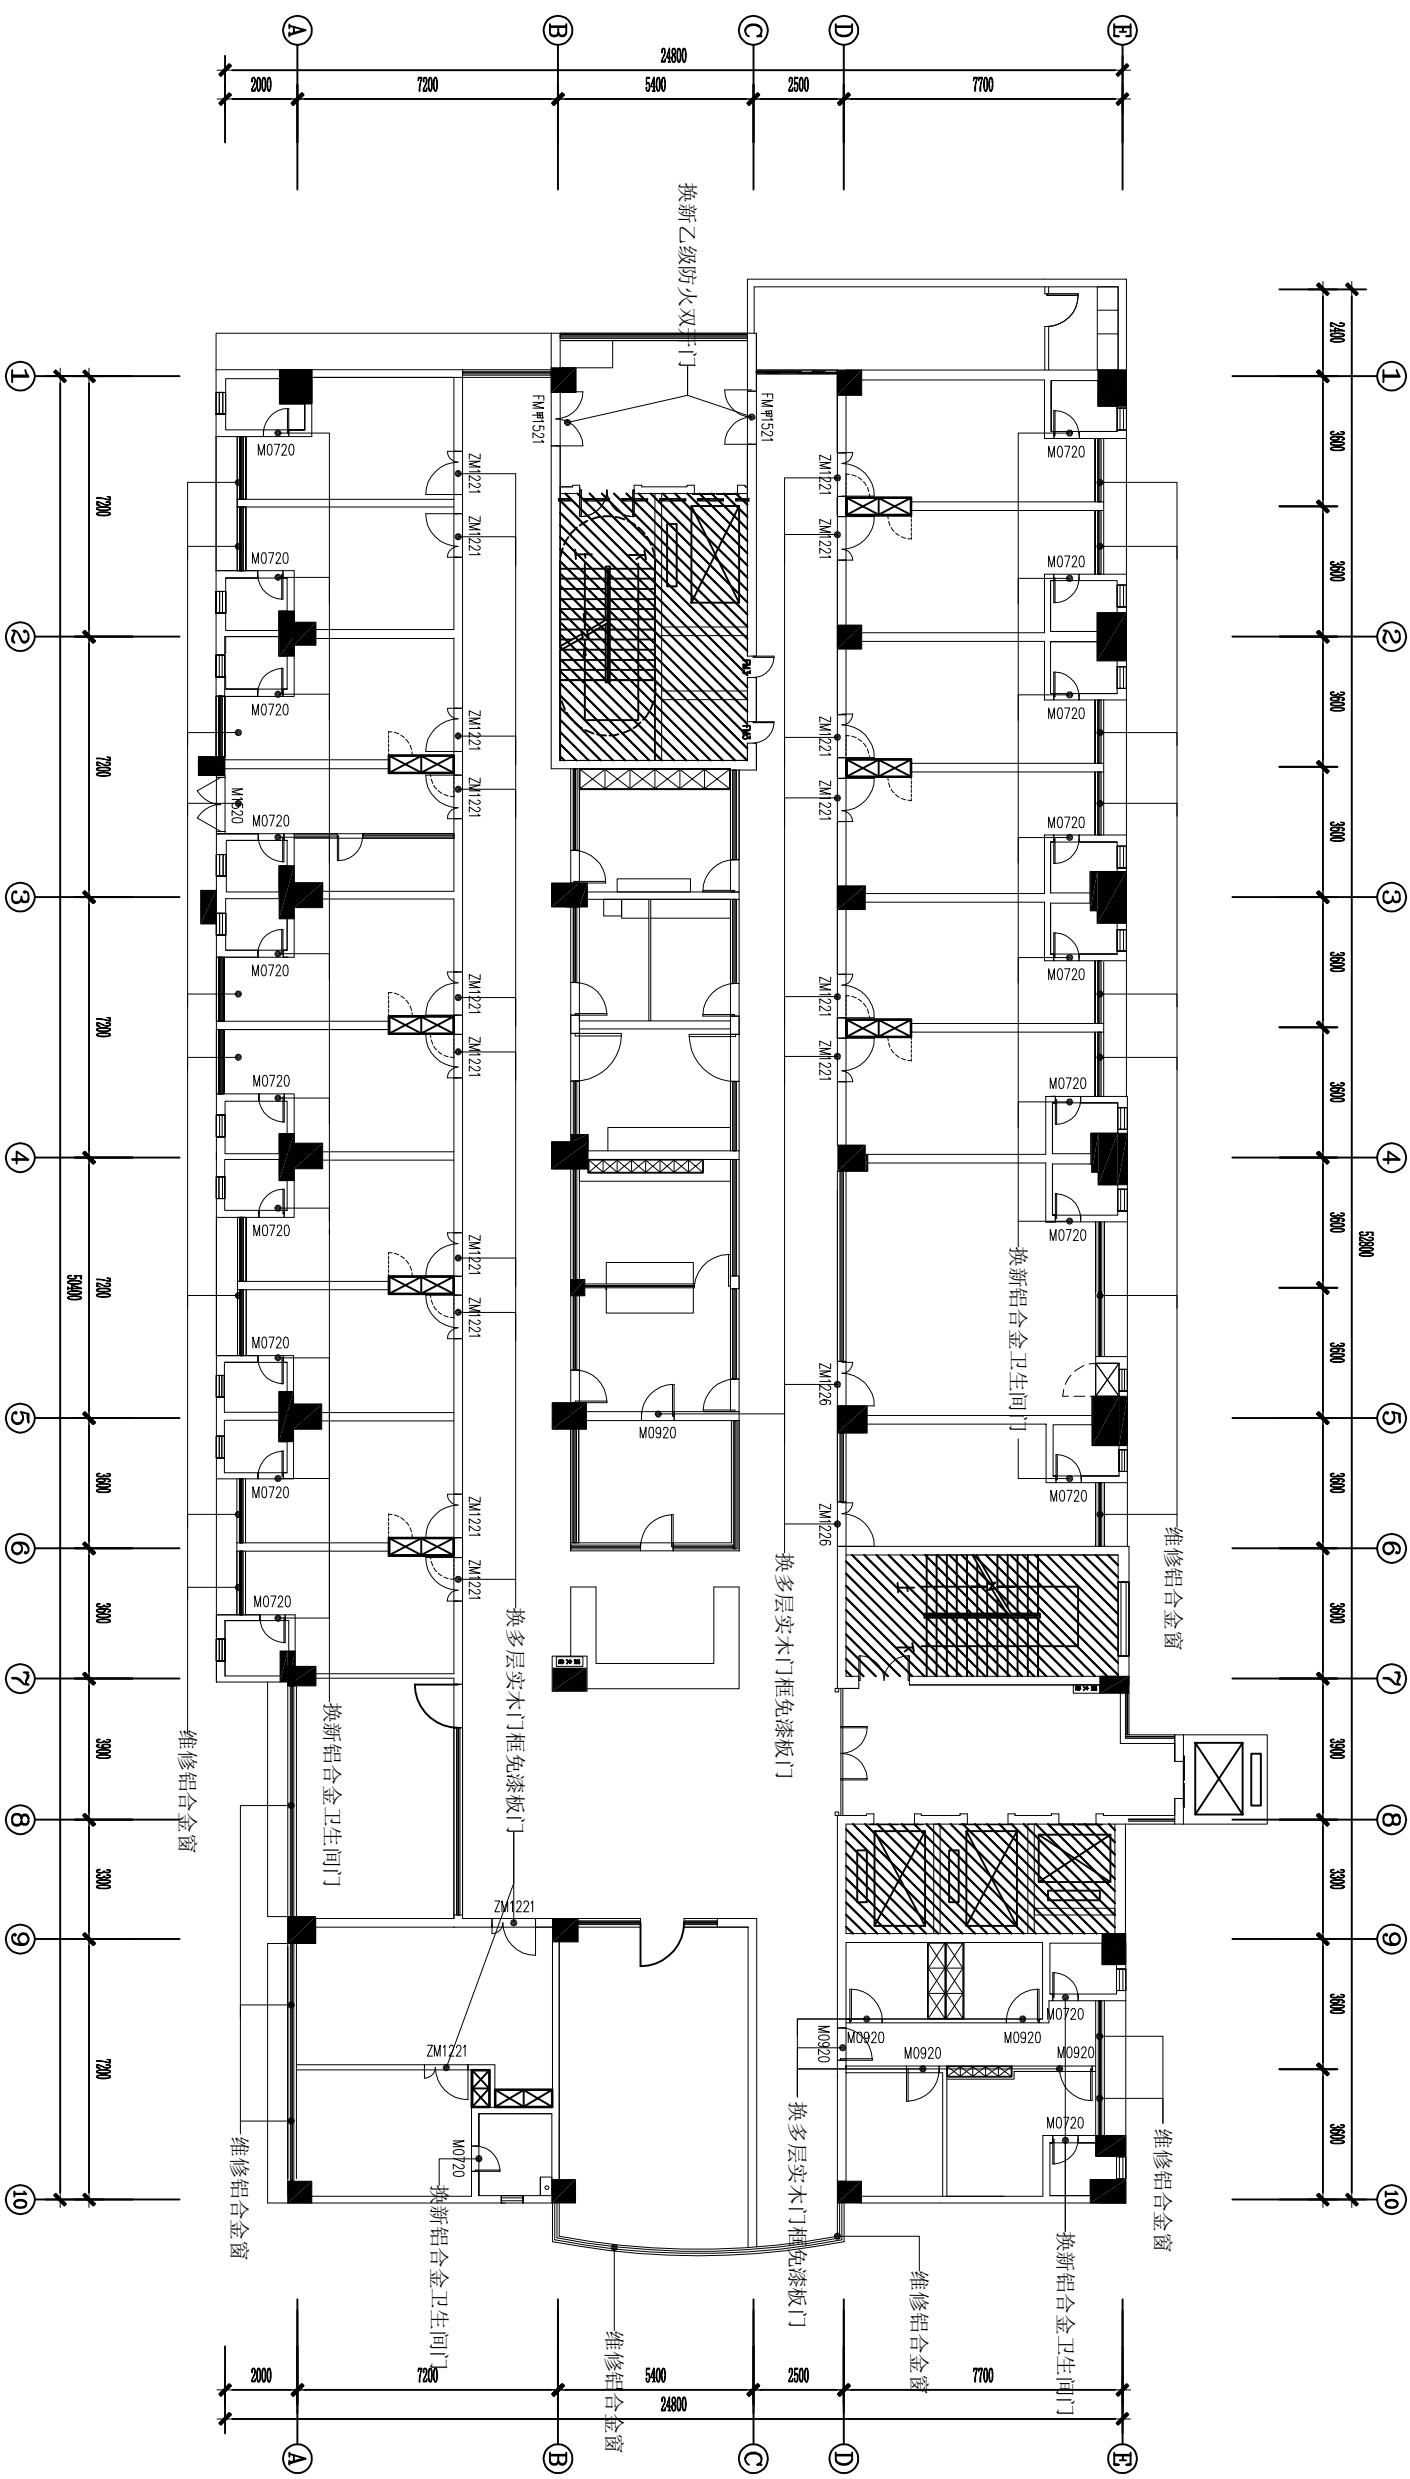


ARCHITECTURAL INFO. PLAN
人医住院楼三楼普外科门窗改造平面图
SCALE 1:200

h=梁-2980mm
H=楼板-3380mm

图纸说明: 1. 本图尺寸仅供估算或放样参考, 施工时应以现场实际尺寸调整。 2. 本图纸版权归属于本公司, 未经授权不得翻印。		审定 Approved by	校对 Checked by	工程名称 Project Title	日期 Date
审核 Examined by		设计 Designed by	工程名称 Project Title	日期 Date	比例 Scale
工程负责 Project by		制图 Drawn by	图名 Dwg Title	张数 Project No.	版本号 Ver No.
			工程名称 Project Title	2014.08	1:40 (A2)
			图名 Project Title	000	1FF-1
			图名 Project Title	000	1FF-1

建筑				弱电			
结构				暖通			
给排水				建筑物理			
电气							

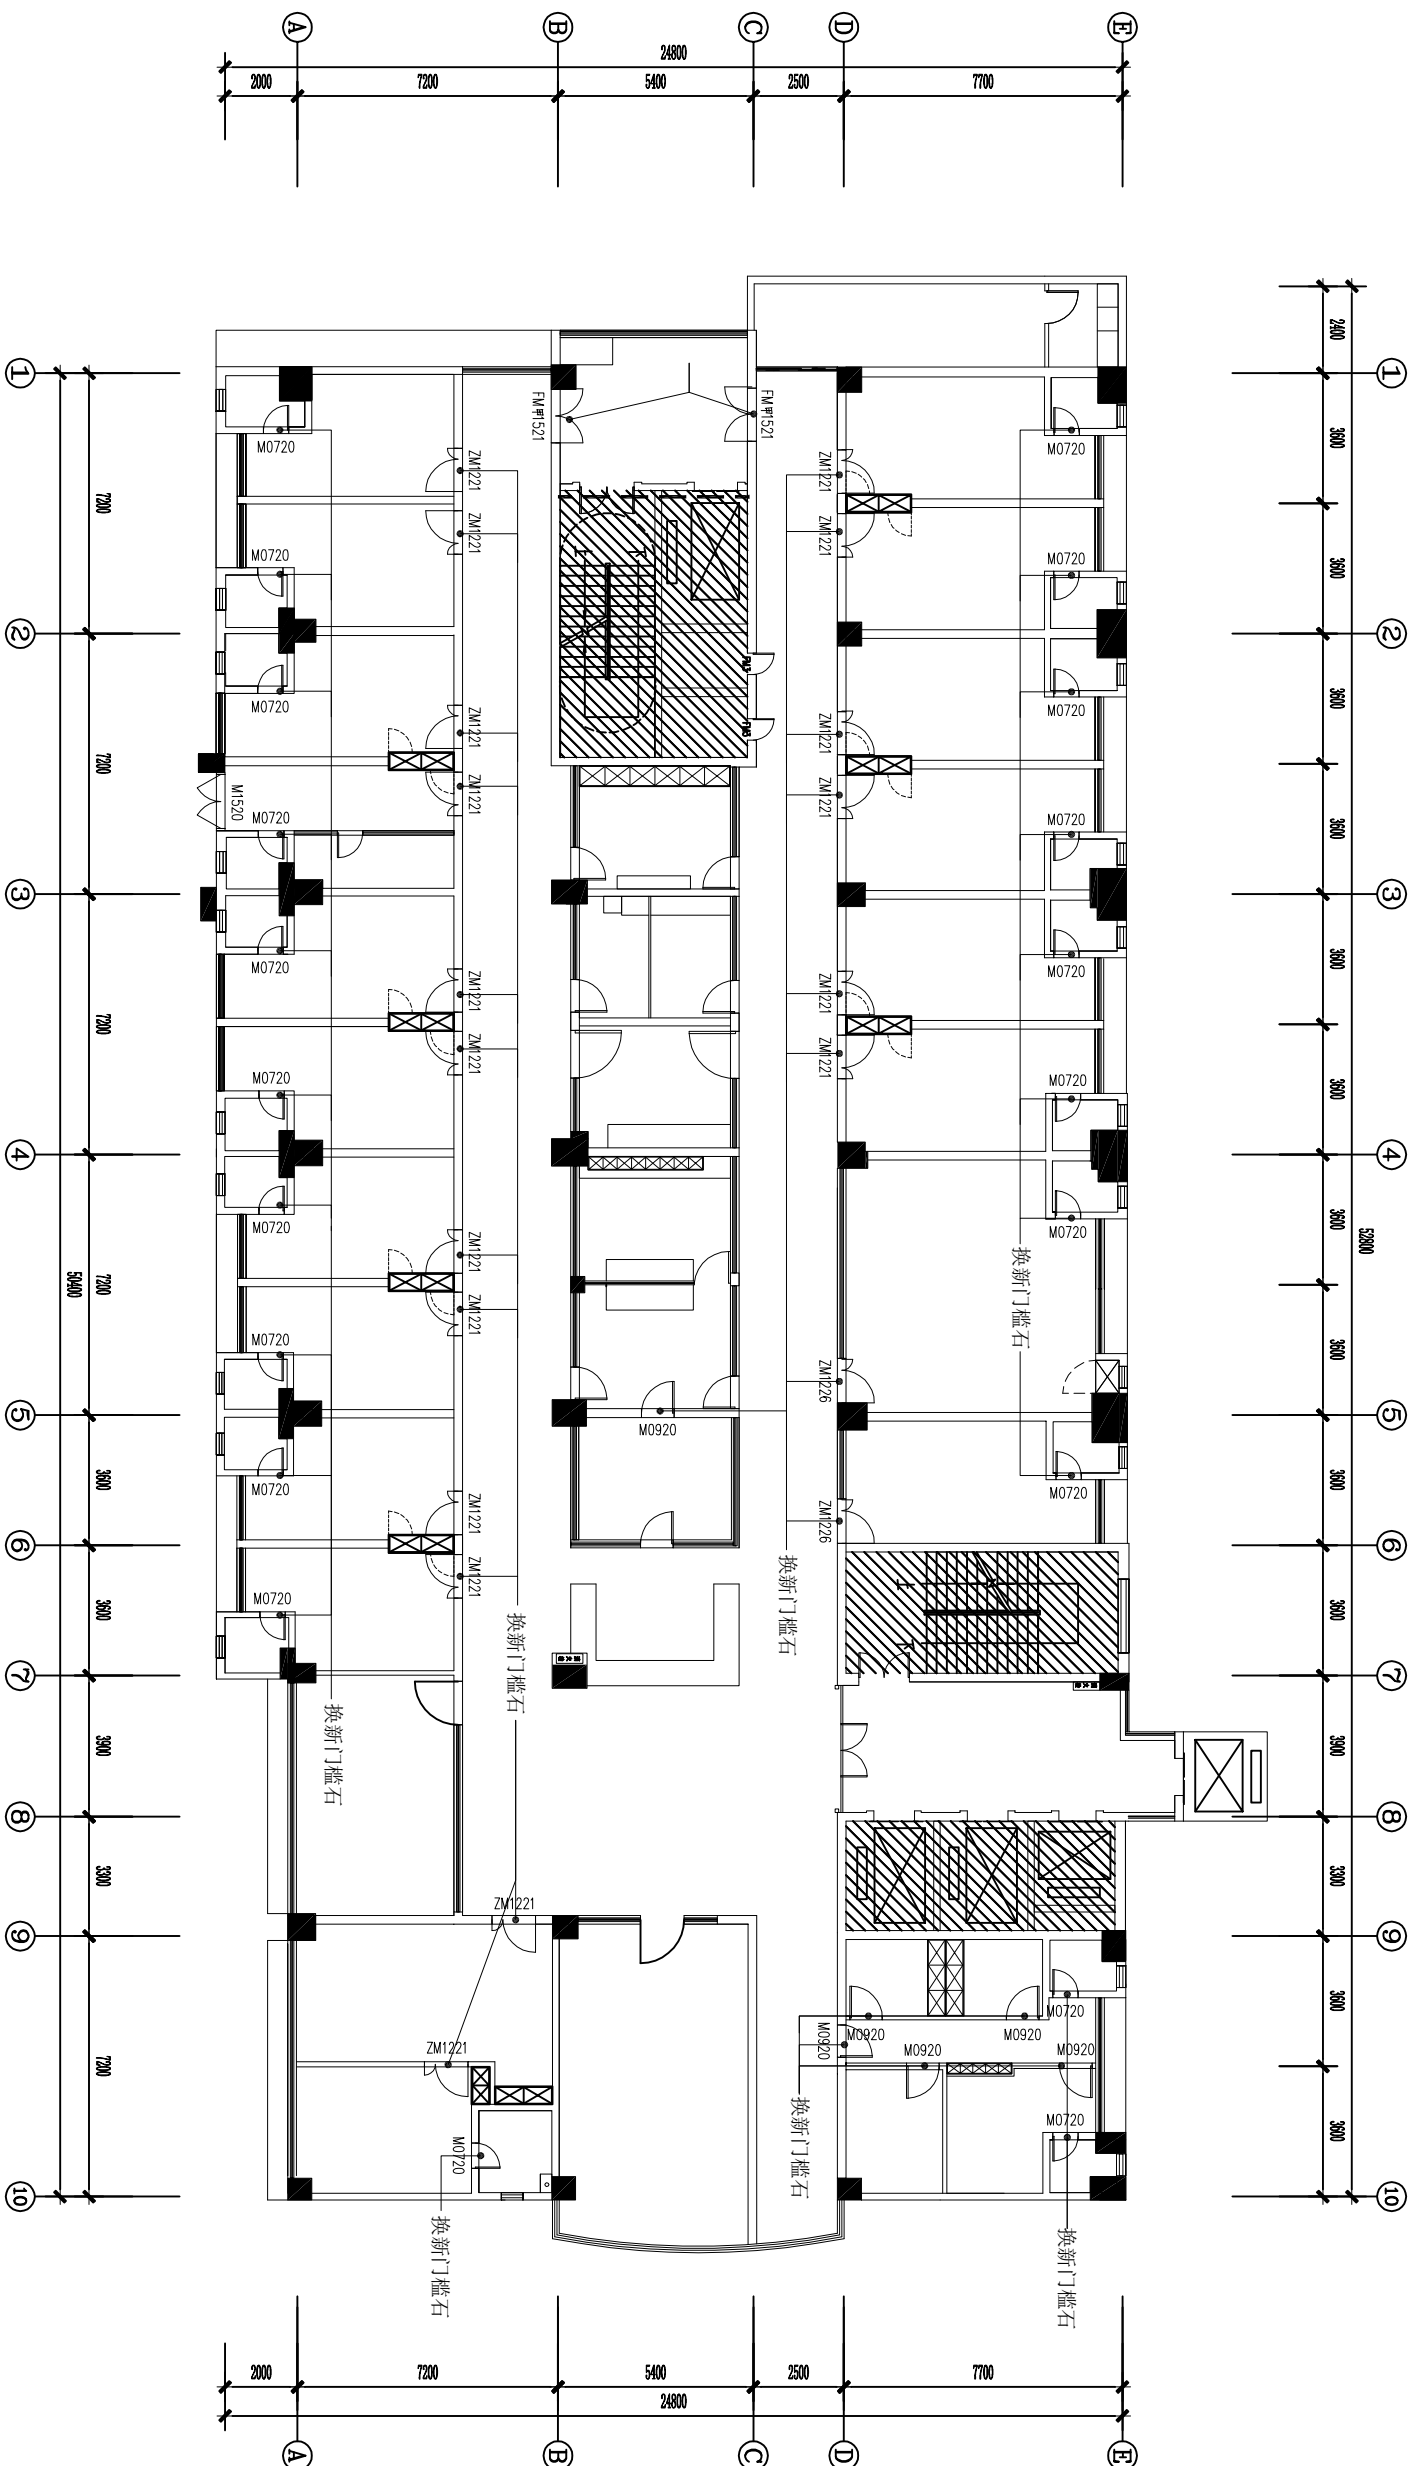

ARCHITECTURAL INFO. PLAN
 人医住院楼三楼普外科门槛石换新平面图
 SCALE 1:200

h=梁-2980mm
 H=楼板-3380mm

图纸说明: 1. 本图尺寸仅供估算或放样参考, 施工时应以现场实际尺寸调整。 2. 本图版权属于本公司, 未经授权不得翻印。		审定 Approved by	校对 Checked by	工程名称 Project Title	日期 Date
审核 Examined by		设计 Designed by	工程名称 Project Title	日期 Date	比例 Scale
工程负责 Project by		制图 Drawn by	图名 Project Name	张数 Project No.	版本号 Ver. No.
				2014.08	1:40 (A2)
				1FF-1	
				000	